



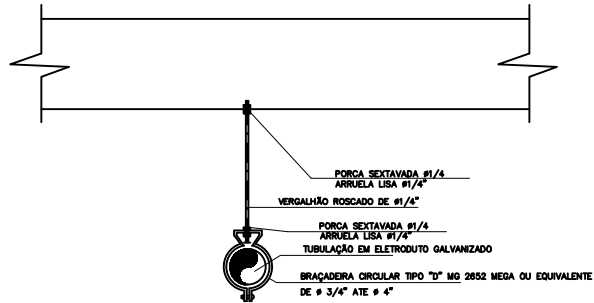


DETALHE GNERICO DE FIXAÇÃO DE ELETRODUTO
SEM ESCALA

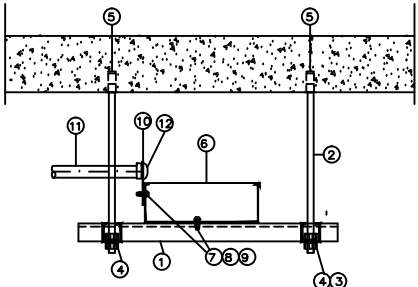


- LEGENDA
- 1 - PERFILADO PERFURADO CHAPA #12 38x38mm
 - 2 - VERGALHÃO COM ROSCA TOTAL #3/8
 - 3 - PORCA SEXTAVADA #3/8"
 - 4 - ARRUELA DE PRESSÃO # 3/8"
 - 5 - CHUMBADOR UR # 3/8
 - 6 - ELETROCALHA VENTILADA DE 300x100mm COM DIVISOR INTERNO E TAMPA MESA OU EQUIVALENTE
 - 7 - PARAFUSO CARRICA DE LANTERNA 3/8" x 3/4" MESA OU EQUIVALENTE
 - 8 - PORCA SEXTAVADA 3/8" MESA OU EQUIVALENTE
 - 9 - ARRUELA DE PRESSÃO 3/8" MESA OU EQUIVALENTE
 - 10 - SAÍDA HORIZONTAL P/ ELETRODUTO MESA OU EQUIV.
 - 11 - ELETRODUTO GALVANIZADO
 - 12 - BUCHA E ARRUELA DE ALUMINIO

DETALHE GNERICO DE ELETROCALHAS COM SAÍDA PARA ELETRODUTO
SEM ESCALA

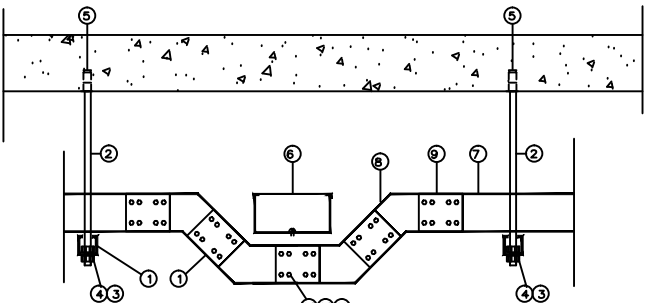


DETALHE GNERICO DE CRUZAMENTO DE ELETROCALHAS
SEM ESCALA

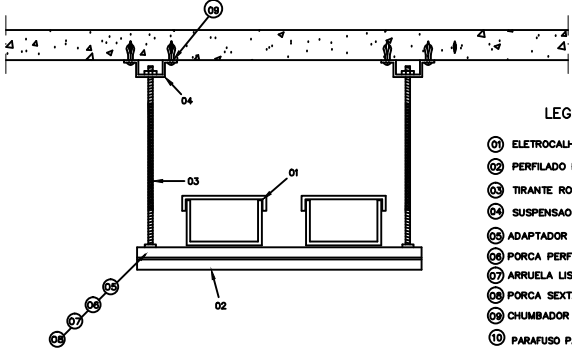


- LEGENDA
- 6 - ELETROCALHA GALV. PERFURADA C/ TAMPA
 - 7 - PERFILADO PERFURADO 38x38mm GALVANIZADO
 - 8 - TIRANTE ROSCADO #3/8" GALVANIZADO
 - 9 - SUSPENSÃO PARA TIRANTE
 - 10 - ADAPTADOR DE SEGURANÇA GALVANIZADO
 - 11 - PORCA PERFIL SEM MOLA # 3/8" GALVANIZADO
 - 12 - ARRUELA LISA # 3/8" GALVANIZADA
 - 13 - PORCA SEXTAVADA # 3/8" GALVANIZADA
 - 14 - CHUMBADOR UR #3/8"
 - 15 - PARAFUSO PARA FIXAÇÃO NA ESTRUTURA
 - 16 - JUNÇÃO GALVANIZADA PARA ELETROCALHA DIMENSA

VISTA FRONTAL
SEM ESCALA

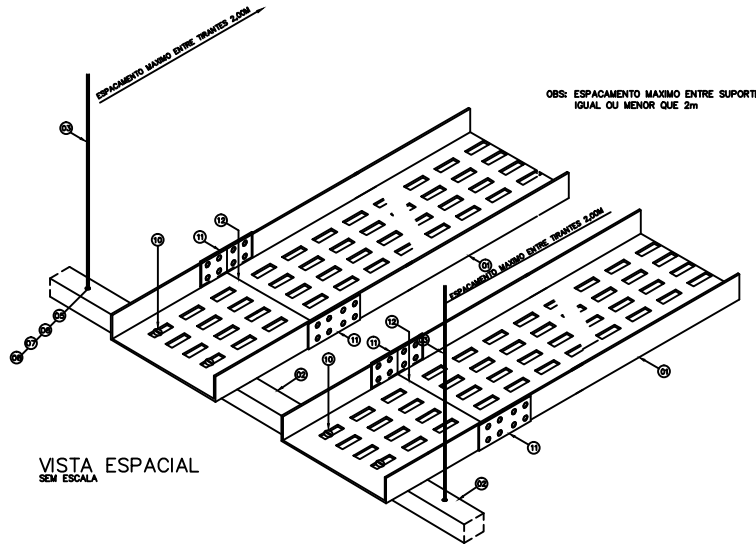

VISTA ESPACIAL
SEM ESCALA

DETALHE GNERICO DE FIXAÇÃO DE ELETROCALHAS
SEM ESCALA

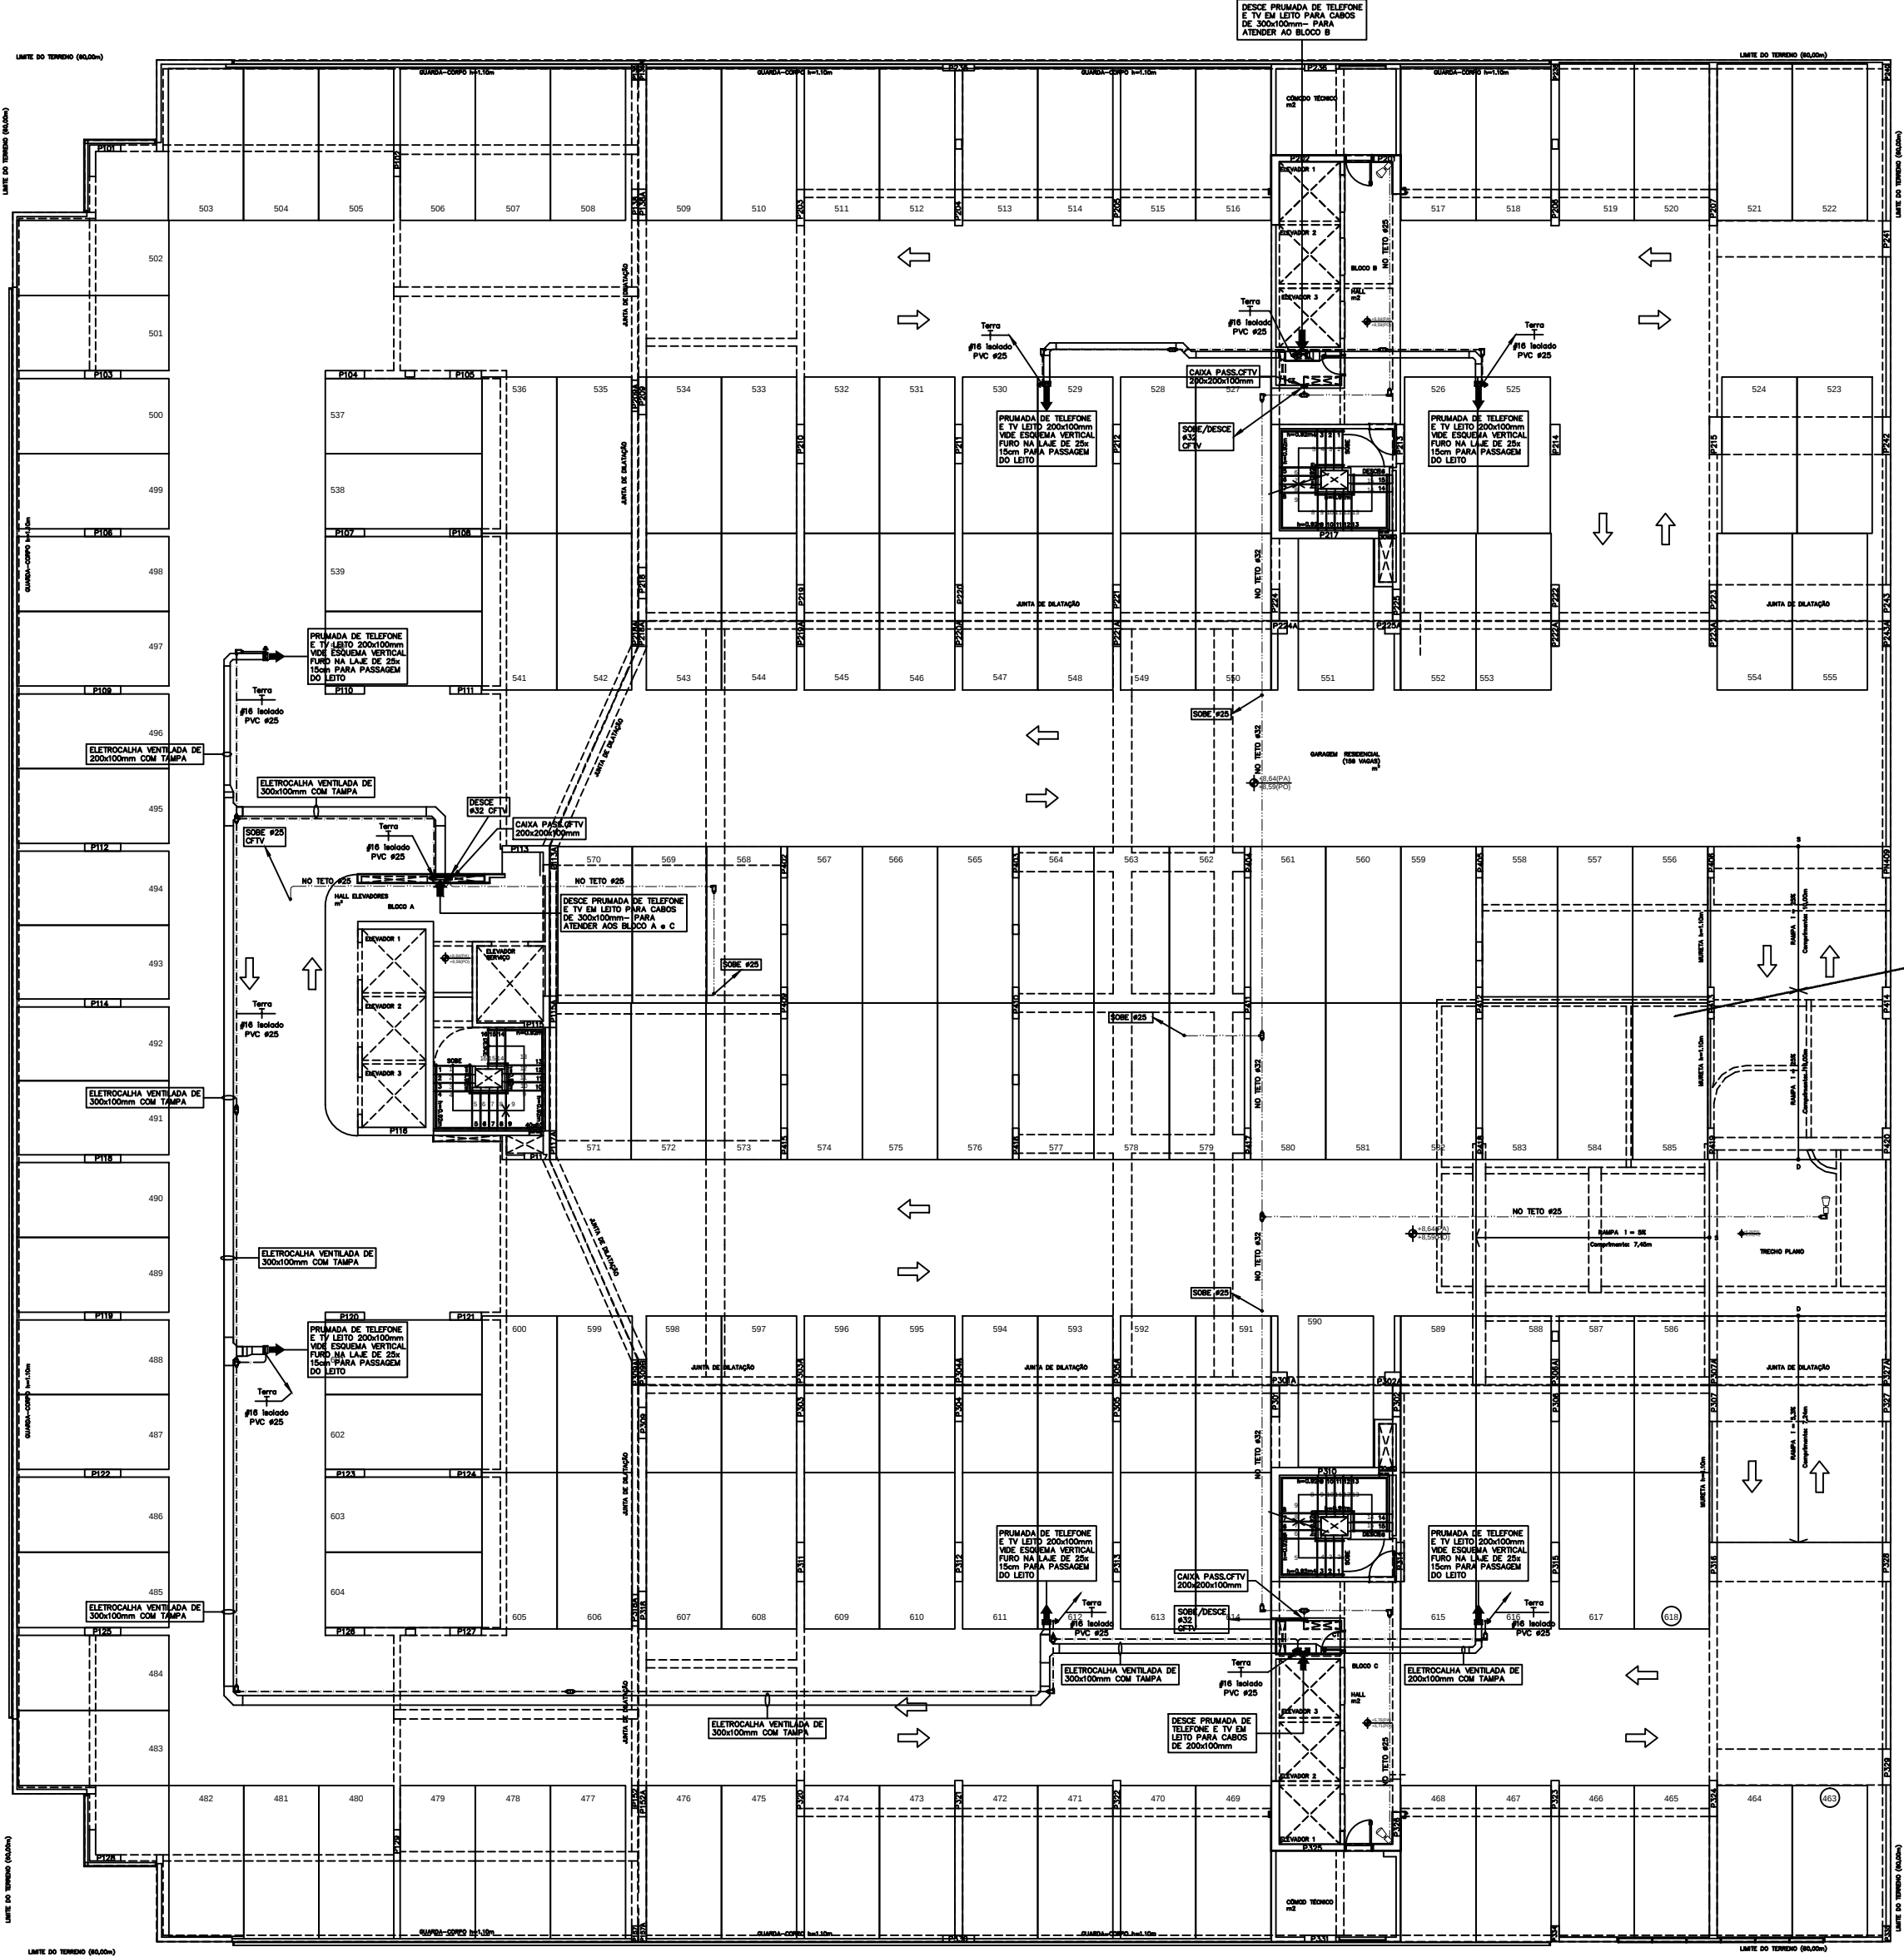

PLANTA BAIXA 2º PAVIMENTO
ESCALA 1:100

PARA LEGENDAS E NOTAS VIDE DESENHO ITE-01/16

3	02/07/13	REVISÃO 3-ATENDENDO SOLICITAÇÃO DO PROPRIETÁRIO, DELOCAMENTO DA PRIMADA DE CFTV PARA O SHATT ELÉTRICO NO BLOCO "A".		
2	JUL/2012	REVISÃO 2-ATENDENDO ATA DE REUNIÃO DE 14/06/2012, E ANOTAÇÕES NOS DESENHOS REVISADOS PELA PORTO		
1	ABR/2012	REVISÃO GERAL COM SUBSTITUIÇÃO DA ARQUITETURA, UTILIZANDO A ARQUITETURA DE 12/03/12		
0	NOV/2011	EMISSION		
DATA		MODIFICAÇÕES	N.O	VISTO

N.Taffner Projetos de Instalações Ltda

SUA trecho 3 lote 625/695 bloco C sala 221
e-mail: ntaffner@iglobo.com
Telefone: (61) 3234-5570

SETOR:	ÁGUAS CLARAS - BRASILIA - DISTRITO FEDERAL
ENDEREÇO:	RUA DAS PANDEIRAS - LOTE 03; RUA 30 NORTE - LOTE 04
PROPRIETÁRIO:	GENT INCORPORADORA LTDA.
AUTOR DO PROJETO:	N.TAFFNER PROJETOS DE INSTALAÇÕES LTDA
RESPONSÁVEL TÉCNICO:	PORTO BSB ENGENHARIA LTDA

01	02/07/13	REVISÃO 3-ATENDENDO SOLICITAÇÃO DO PROPRIETÁRIO, DELOCAMENTO DA PRIMADA DE CFTV PARA O SHATT ELÉTRICO NO BLOCO "A".		
02	JUL/2012	REVISÃO 2-ATENDENDO ATA DE REUNIÃO DE 14/06/2012, E ANOTAÇÕES NOS DESENHOS REVISADOS PELA PORTO		
03	ABR/2012	REVISÃO GERAL COM SUBSTITUIÇÃO DA ARQUITETURA, UTILIZANDO A ARQUITETURA DE 12/03/12		
04	NOV/2011	EMISSION		

01	02/07/13	REVISÃO 3-ATENDENDO SOLICITAÇÃO DO PROPRIETÁRIO, DELOCAMENTO DA PRIMADA DE CFTV PARA O SHATT ELÉTRICO NO BLOCO "A".		
02	JUL/2012	REVISÃO 2-ATENDENDO ATA DE REUNIÃO DE 14/06/2012, E ANOTAÇÕES NOS DESENHOS REVISADOS PELA PORTO		
03	ABR/2012	REVISÃO GERAL COM SUBSTITUIÇÃO DA ARQUITETURA, UTILIZANDO A ARQUITETURA DE 12/03/12		
04	NOV/2011	EMISSION		

01	02/07/13	REVISÃO 3-ATENDENDO SOLICITAÇÃO DO PROPRIETÁRIO, DELOCAMENTO DA PRIMADA DE CFTV PARA O SHATT ELÉTRICO NO BLOCO "A".		
02	JUL/2012	REVISÃO 2-ATENDENDO ATA DE REUNIÃO DE 14/06/2012, E ANOTAÇÕES NOS DESENHOS REVISADOS PELA PORTO		
03	ABR/2012	REVISÃO GERAL COM SUBSTITUIÇÃO DA ARQUITETURA, UTILIZANDO A ARQUITETURA DE 12/03/12		
04	NOV/2011	EMISSION		

RESIDENCIAL COSMOPOLITAN	DESENHO Nº
PROJETO DE INSTALAÇÕES	ITE-01/16
INSTALAÇÃO DE TELEFONE, TV E CFTV	
PLANTA BAIXA - PAVIMENTO 2 PVT0	

REVISOR:	REVISÃO:	DATA:	APROVADO:
N.TAFFNER	INDICADA	NOV/2011	07-18-2011-GENT-ITE-01-03-2º PAVTO