


VER	COR	TRAÇO
1	01	0,30
2	07	5,17
3	07	5,12
4	07	0,30
5	05	0,30
6	07	5,17
7	07	5,17
8	07	0,15
9	07	0,30
10	07	0,30
30	30	0,30
40	07	0,08
31	04	0,09
40	140	0,09
60	160	0,09
55	07	0,09

PLANTA BAIXA PAV. TÉRREO

ESCALA 1:100

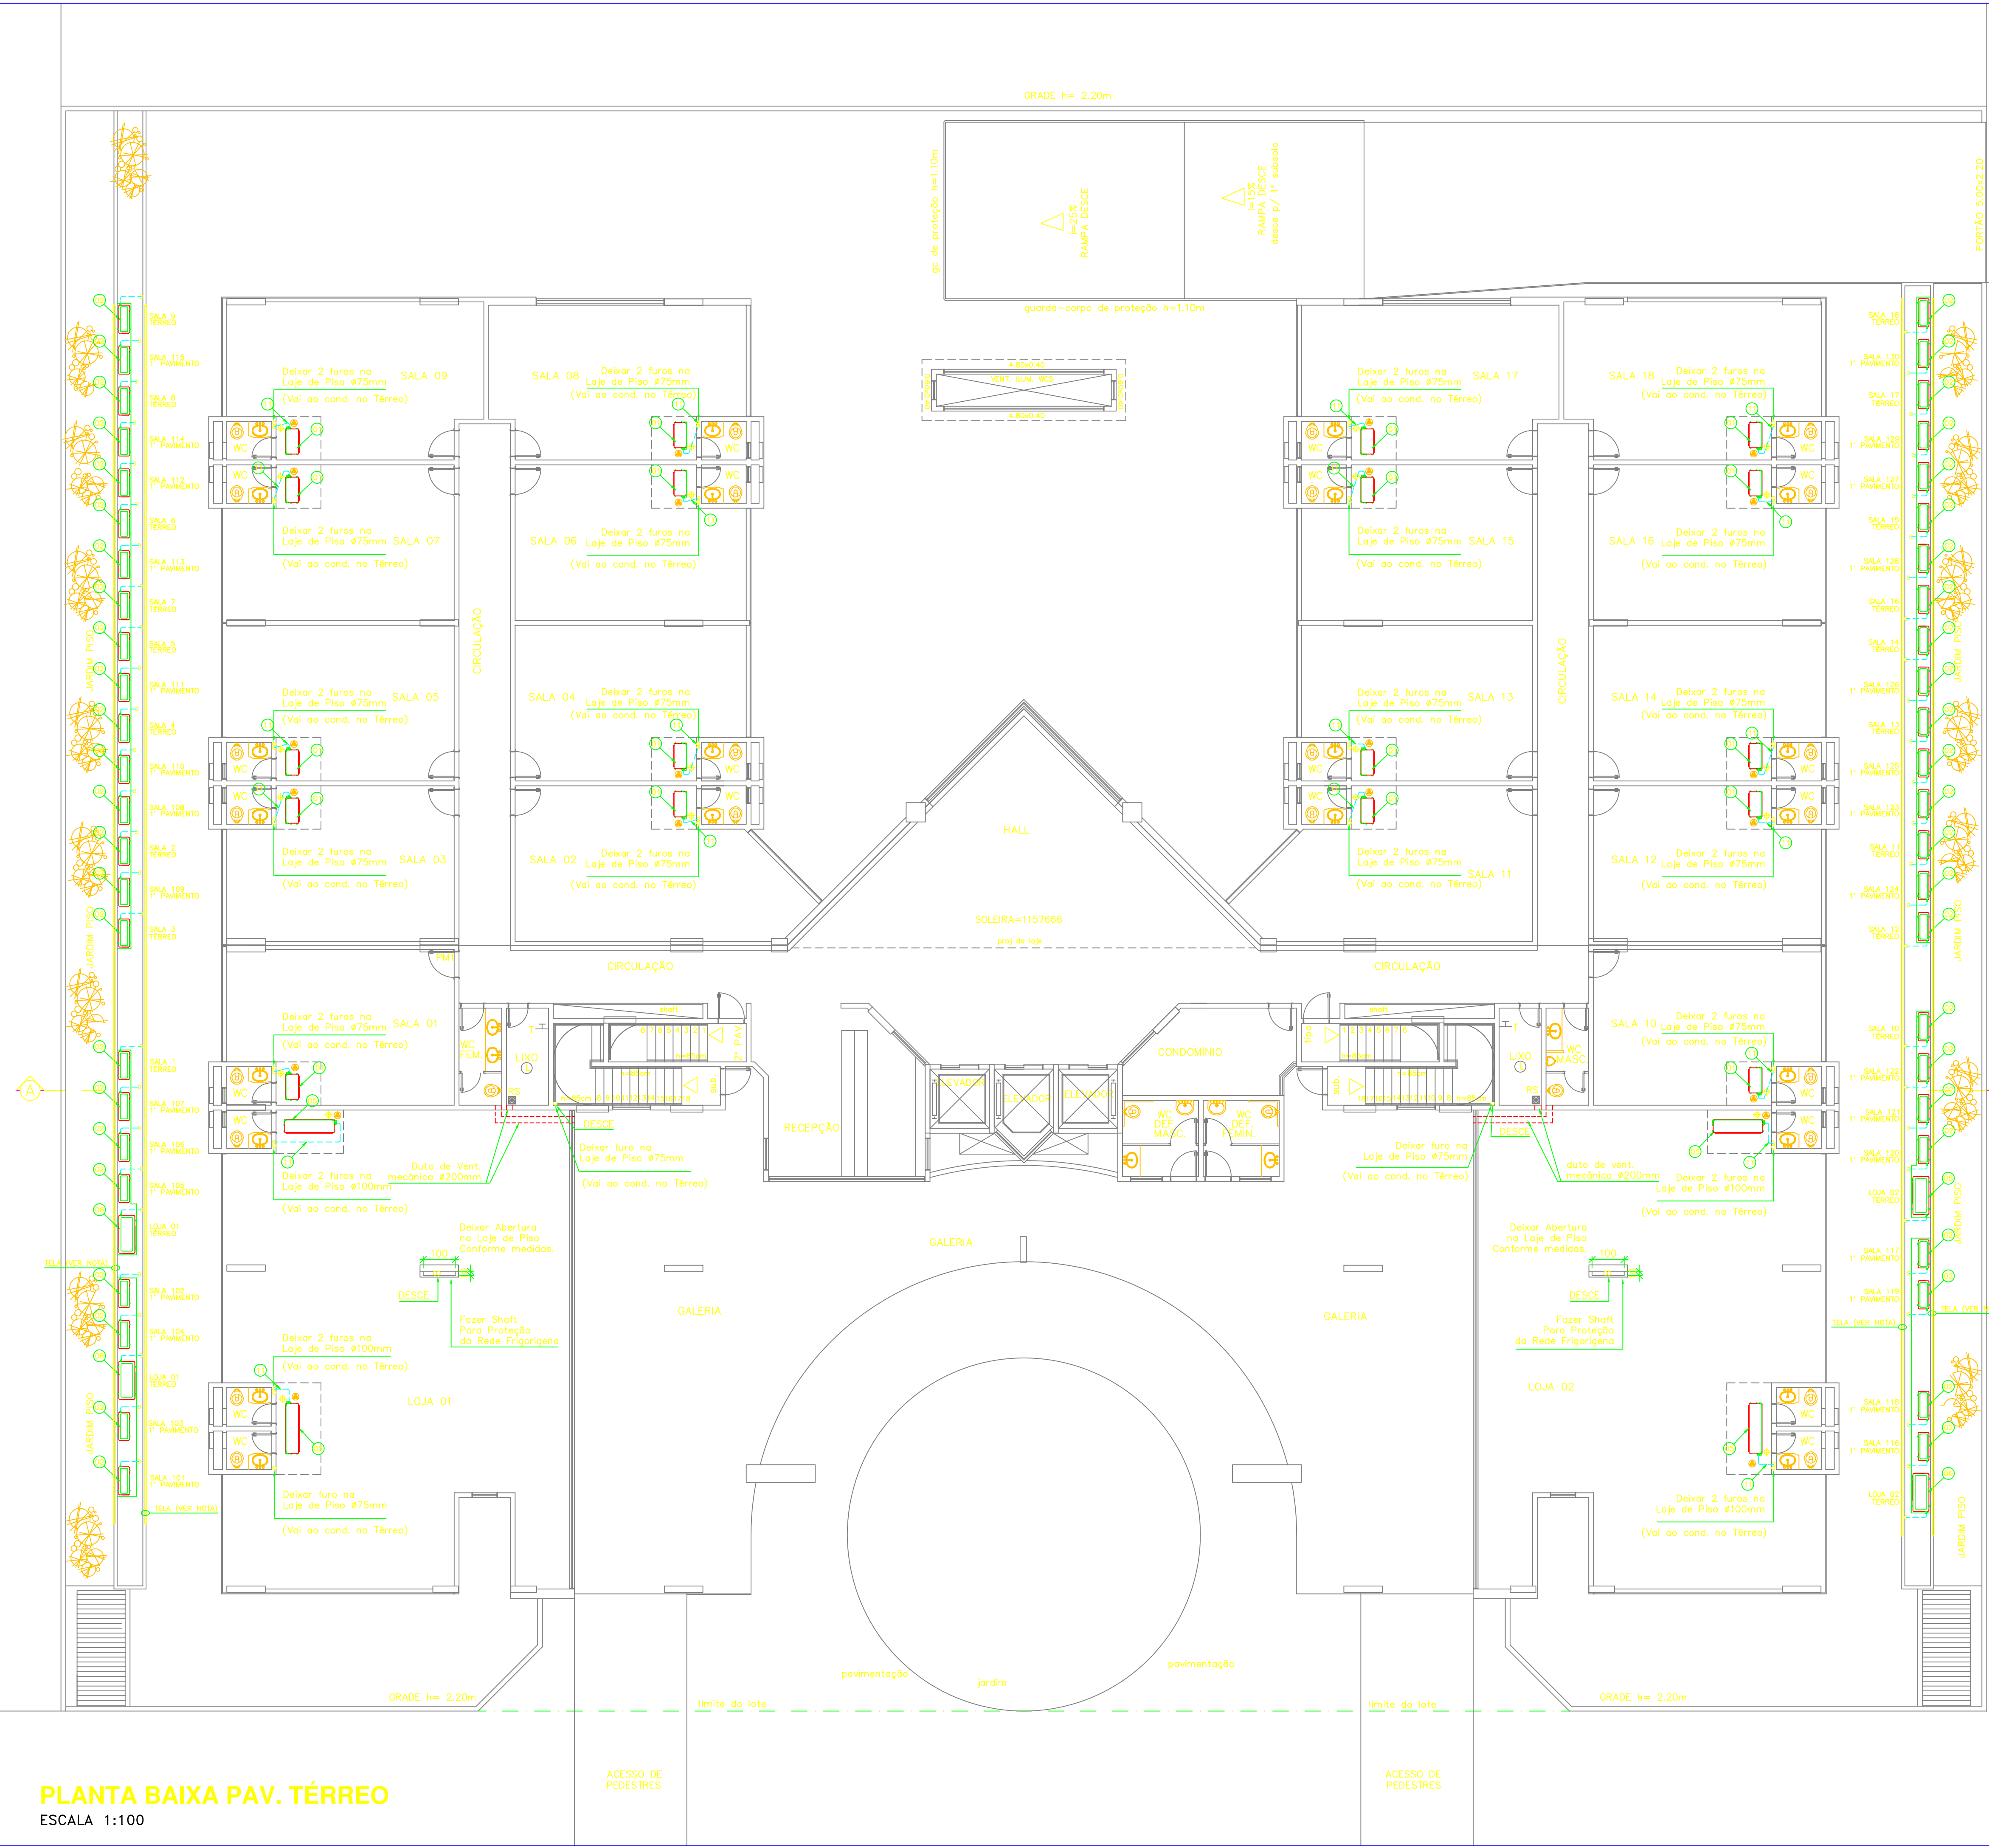

OBS:

A MARCA DOS EQUIPAMENTOS ESPECIFICADOS, SERVE COMO REFERÊNCIA. PODENDO SER UTILIZADOS, EQUIPAMENTOS SIMILARES, DE OUTROS FABRICANTES.

EXEMPLO:

CARRIER — YORK, HITACHI, TRANE.
TROX — TROPICAL, SEIMMEI, COMPARCO, AEROTEC.
PROJELMEC — TORIN, OTAM, BERLINERLUFT, SULFAN.

14	EXAUSTOR AXIAL HVB #1000 COM TELA DA DESCARGA 850RPM-2x.300m3/h-30V-380V-3F-60Hz — Arranjo 4	PROJELMEC	14
13	EXAUSTOR AXIAL HVB #630 1150RPM-864m3/h-1/2CV-380V-3F-60Hz — Arranjo 4	PROJELMEC	16
12	EXAUSTOR AXIAL HVB #450 1720RPM-5880m3/h-1/2CV-380V-3F-60Hz — Arranjo 4	PROJELMEC	32
11	REDE FRIGORÍFICA (DIMENSÕES CONFORME TABELA)		
10	REGISTRO GRAVITACIONAL DESC. AÇO SAE 1020	PROJELMEC	14
09	CONTRA-FLANGE COM TELA NA ASPIRAÇÃO AÇO SAE 1020	PROJELMEC	14
08	SPLIT VERSATILE 35HC048235MC (CONDENSADOR) 9.20A-4870W-5780m3/h-380V-3F-60Hz	CARRIER	10
07	SPLIT VERSATILE 42B0A048510 (EVAPORADOR) — HEAVY DUTY 1.75A-384W-2167,5m3/h-220V-1F-60Hz	CARRIER	10
06	SPLIT VERSATILE 35HC0460235MC (CONDENSADOR) 9.20A-5350W-5780m3/h-380V-3F-60Hz	CARRIER	4
05	SPLIT VERSATILE 42B0A060510 (EVAPORADOR) — HEAVY DUTY 1.93A-426W-2167,5m3/h-220V-1F-60Hz	CARRIER	4
04	SPLIT VERSATILE 35HC0630519MC (CONDENSADOR) 14.64A-3000W-2820m3/h-220V-1F-60Hz	CARRIER	4
03	SPLIT VERSATILE 42B0A030510 (EVAPORADOR) — HEAVY DUTY 0.91A-200W-1255m3/h-220V-1F-60Hz	CARRIER	4
02	SPLIT VERSATILE 35HC0624519MC (CONDENSADOR) 10.17A-2100W-2750m3/h-220V-1F-60Hz	CARRIER	108
01	SPLIT VERSATILE 42B0A024510 (EVAPORADOR) — HEAVY DUTY 0.91A-200W-780m3/h-220V-1F-60Hz	CARRIER	108
ITEM	DESCRIÇÃO	FABRICANTE	QTD



GOIÂNIA — GO
FONE: (62) 3204-2100
superar@superarcondicionado.com.br

CLIENTE : BPP PARTICIPAÇÕES LTDA.

OBRA : BPP — SETOR DE INDÚSTRIAS GRÁFICAS — BRÁSLIA-DF

CONTEÚDO : SISTEMA DE CLIMATIZAÇÃO	PROJETO : LUIZ A. CORREIA	DATA : MAIO/2005
PLANTA BAIXA TÉRREO	DESENHO CRO : FERNANDO SOUZA	ESCALA : INDICADA
	Nº PROJETO :	FOLHA : 6/10