


LAYER	OR	RAZ
1	01	0,30
2	02	0,17
3	07	0,12
4	07	0,30
5	05	0,30
6	07	0,17
7	07	0,17
8	07	0,15
9	07	0,30
10	07	0,30
30	30	0,30
40	07	0,08
131	04	0,09
140	140	0,09
160	160	0,09
255	07	0,09

PLANTA BAIXA 1º SUBSOLO
ESCALA 1:100

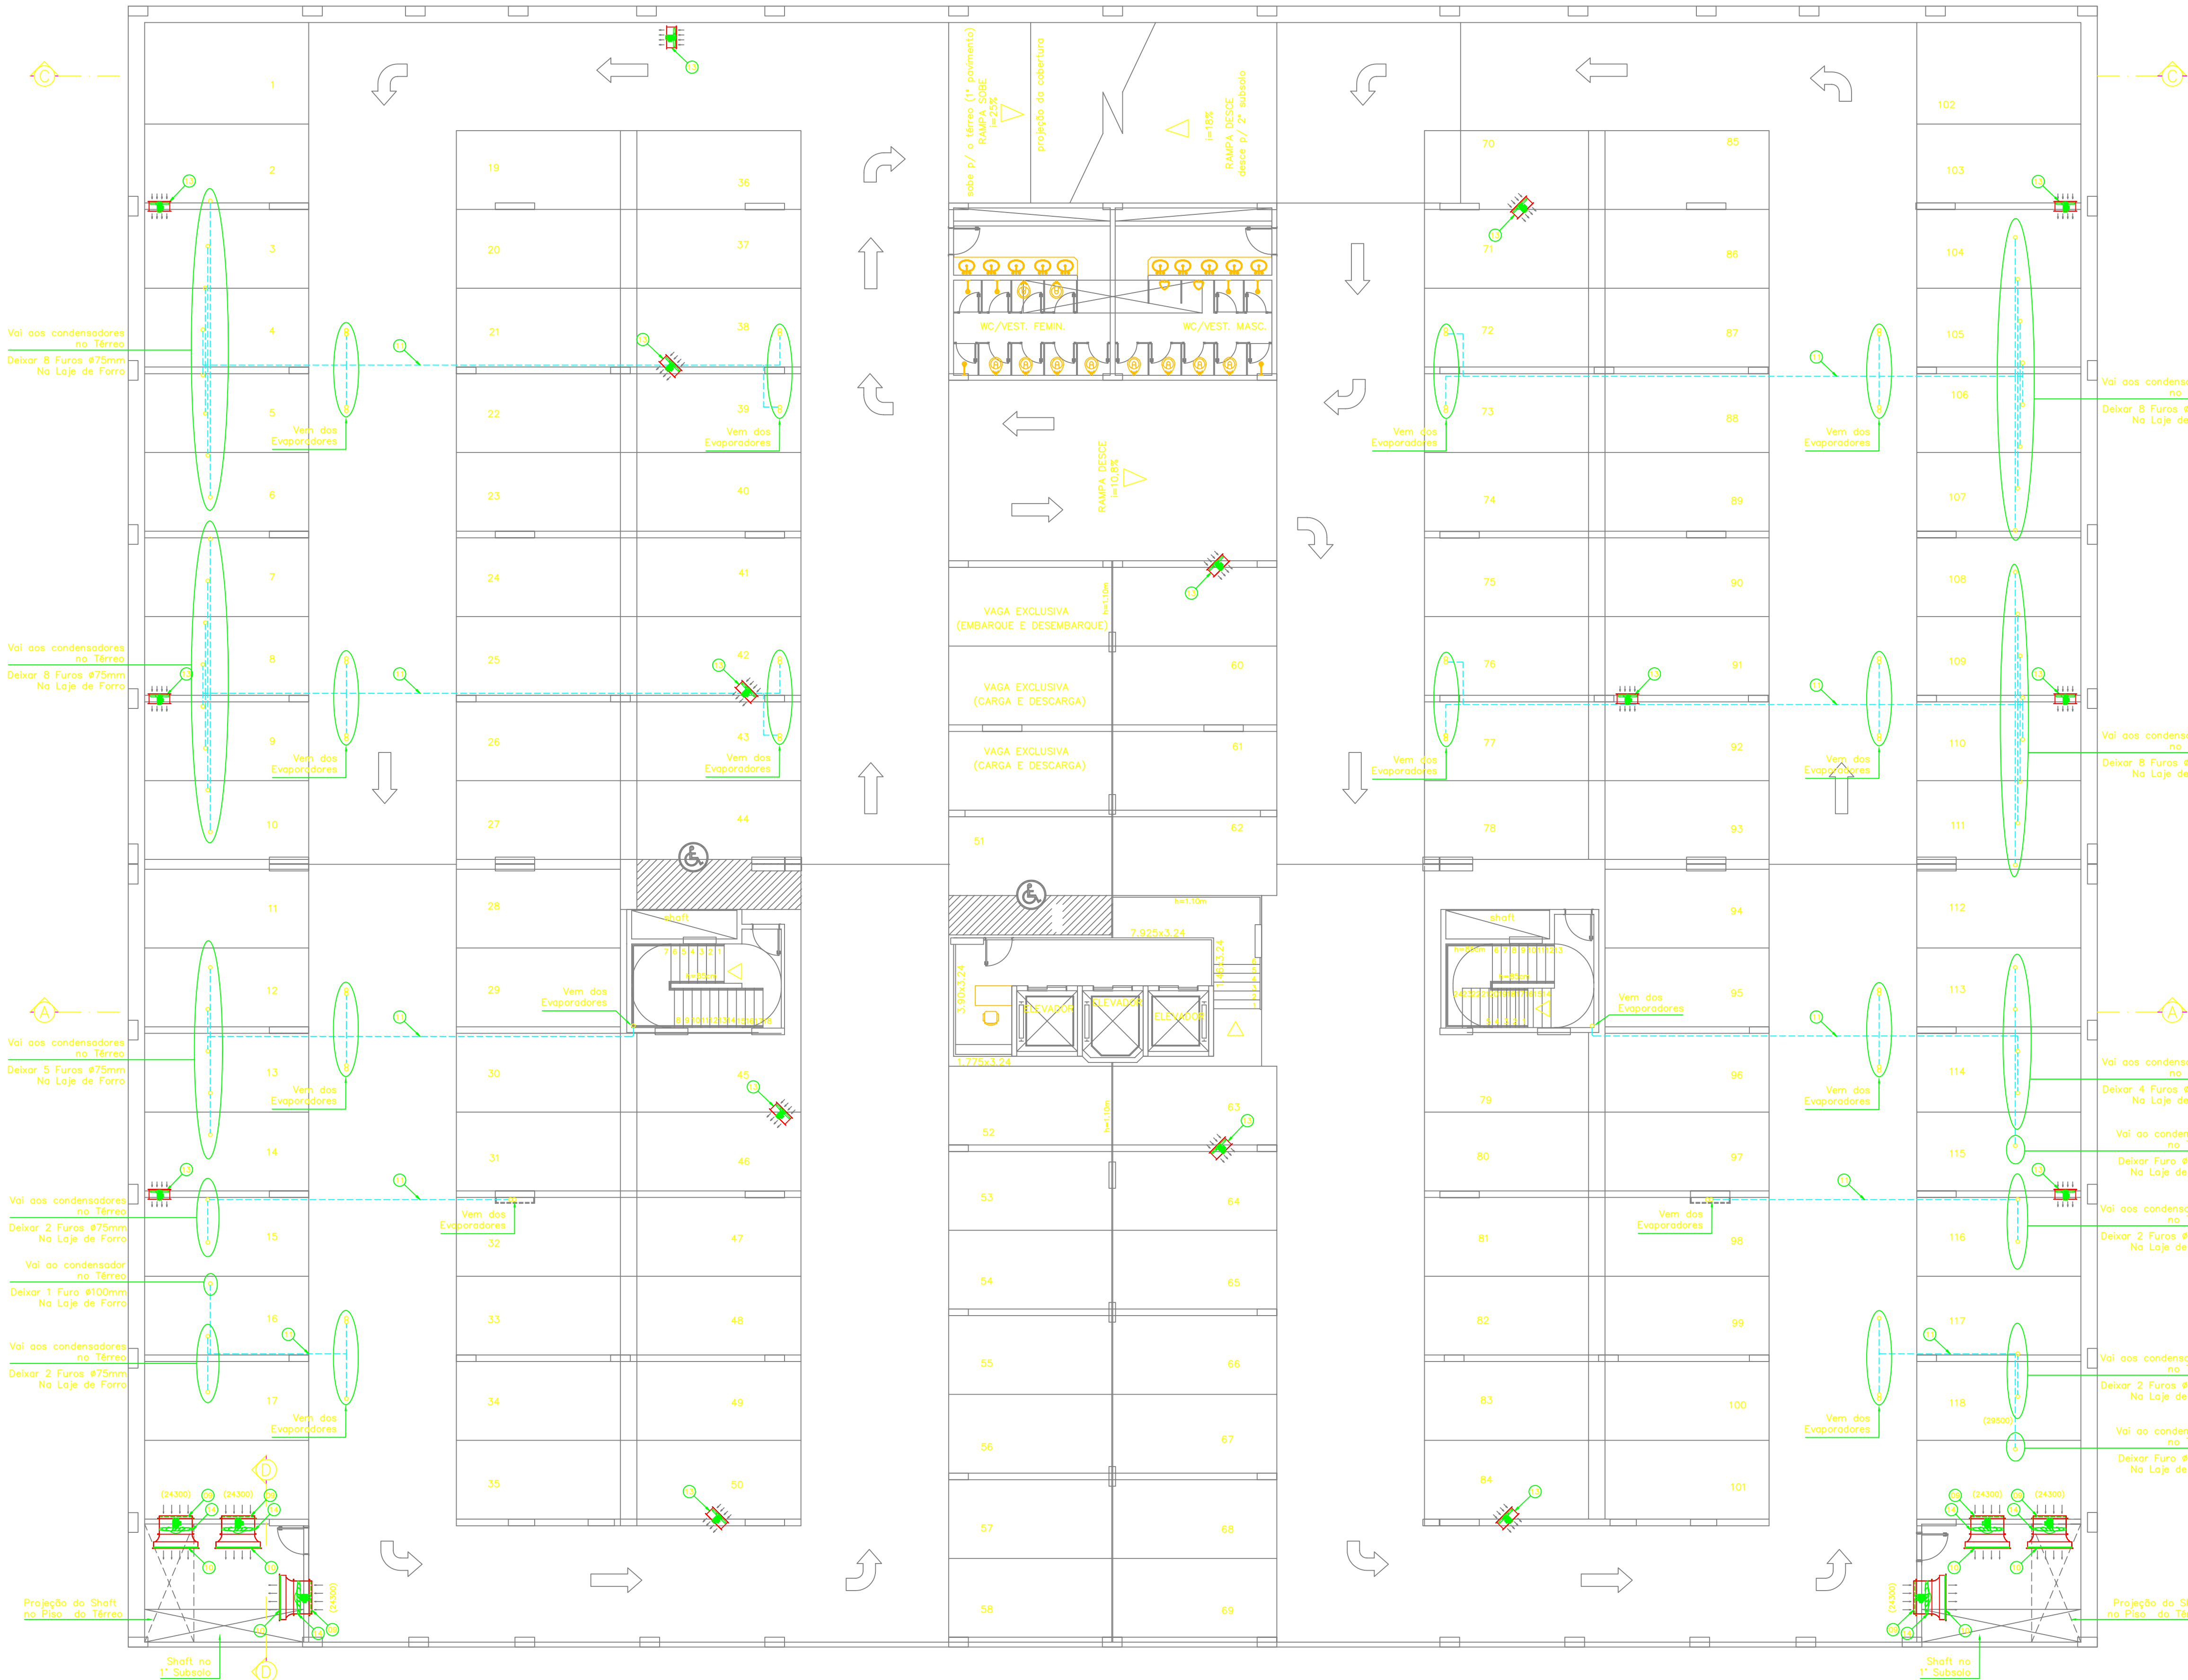



GOIÂNIA - GO
FONE: (62) 3204-2100
superar@superarcondicionado.com.br

CLIENTE:
BPP PARTICIPAÇÕES LTDA.

OBRA:
BPP - SETOR DE INDÚSTRIAS GRÁFICAS - BRASÍLIA-DF

CONTEÚDO: SISTEMA DE CLIMATIZAÇÃO	PROJETO: LUIZ A. CORREIA DESENHO CAD: FERNANDO SOUZA	DATA: MAIO/2005 ESCALA: INDICADA FOLHA: 7/10
--------------------------------------	---	---

PLANTA BAIXA 1º SUBSOLO