



LEGENDA

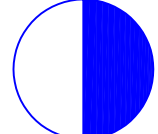


DETECTOR PONTUAL ANALÓGICO ENDEREÇÁVEL
DE 300CM DE ALTURA

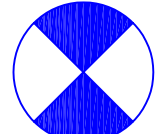

DETECTOR PONTUAL ANALÓGICO ENDEREÇÁVEL
DE 150CM DE ALTURA (RECOMENDADO)




ATIVADOR MANUAL ENDEREÇÁVEL
TIPO QUEBRA DE VIDRO

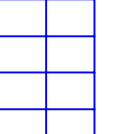


CENTRAL ANALÓGICA ENDEREÇÁVEL
PARA 4 LINHAS - 52V



AVIADOR ENERGIA VISUAL
INTENSIDADE DE 60 DB

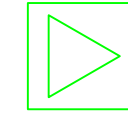


MÓDULO DE CONTROLE DE SIRENE

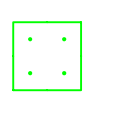


CAVA PARA CONEXÃO
DE CABOS DE NOVOS DETECTORES




CONDUTO PARA DETECÇÃO
DE VAZAMENTO LEVE DE 20 MM DE DIÂMETRO

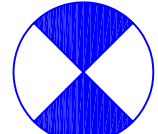


ATIVADOR MANUAL ENDEREÇÁVEL
TIPO QUEBRA DE VIDRO

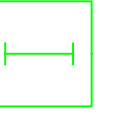

ISOLADOR DE CURTO-CIRCUITO

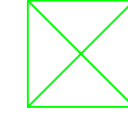


MÓDULO DE CONTROLE DAS VÓZES
BOMBAS DE HIDRANTE E SPRINKLER
E CHAVES DETECTORAS DE FUMO E ÁGUA

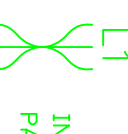

INDICAÇÃO DO LADO E DA DIREÇÃO DA DETECÇÃO
POR TRANSPONDIR ALUMINADO 15 MM - FIO RETIDO



CONDUTO ANALÓGICO
PARA DETECÇÃO DE VAZAMENTO LEVE DE 20 MM DE DIÂMETRO

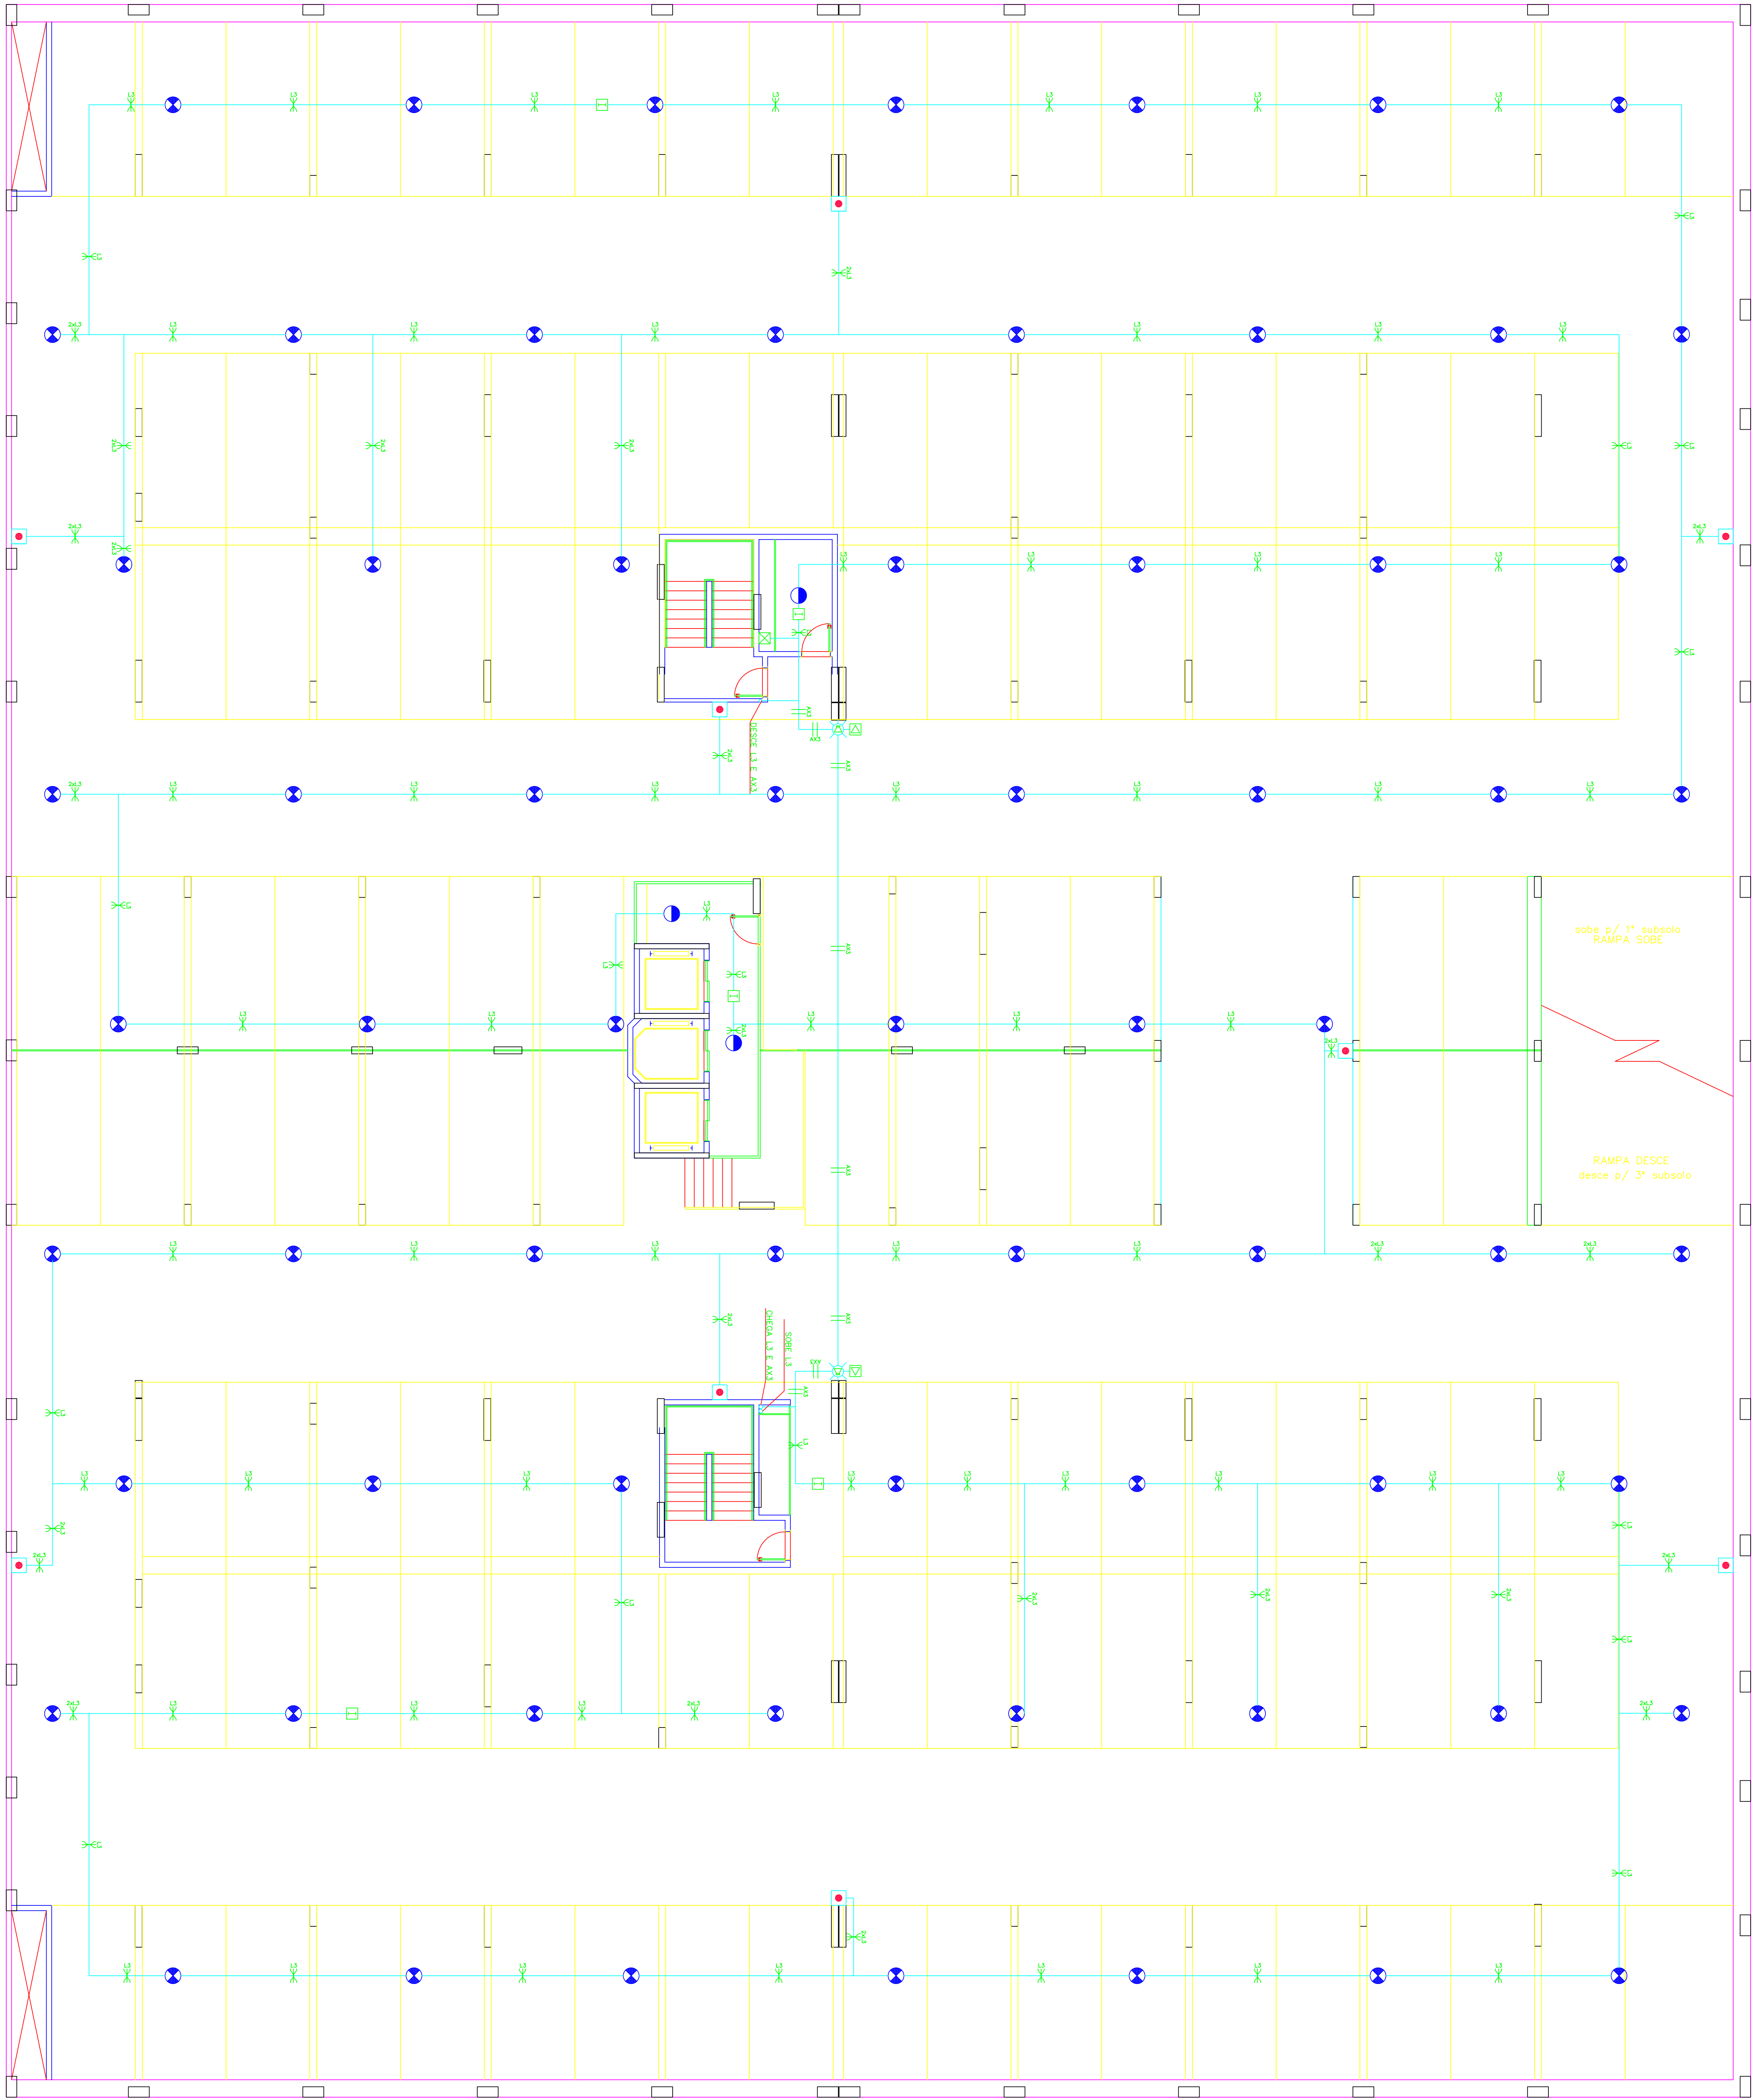

PLANTA BAIXA 2º SUBSOLO
ESCALA 1:100

SECTOR DE INDUSTRIAS GRAFICAS-DISTRITO FEDERAL				
ENDEREGO: SIG QUADRA 04 LOTE 25				
PROPRIETARIO: BPP PARTICIPAÇÕES LTDA				
AUTOR DO PROJETO: ANDRÉ LUIZ ALMEIDA PINTO DE OLIVEIRA				
RESPONSÁVEL TÉCNICO: ANDRÉ LUIZ ALMEIDA PINTO DE OLIVEIRA				
PROPRIETARIO				
AUTOR DO PROJETO				
RESPONSÁVEL TÉCNICO				
APROVAÇÃO DO GRUPO				
ANALISTA DO PROJETO				
DETECÇÃO E ALARME DE INCÊNDIO				
SISTEMA DE PROTEÇÃO CONTRA INCÊNDIO E PÂNICO				
COMÉRCIO-ESCRITÓRIOS E LOJAS				
PLANTA BAIXA 2º SUBSOLO - LEGENDAS				
Desenho: MR. X	Data: FEVEREIRO/2005	Escala: Indicado	Folha N.º: 02/06	