



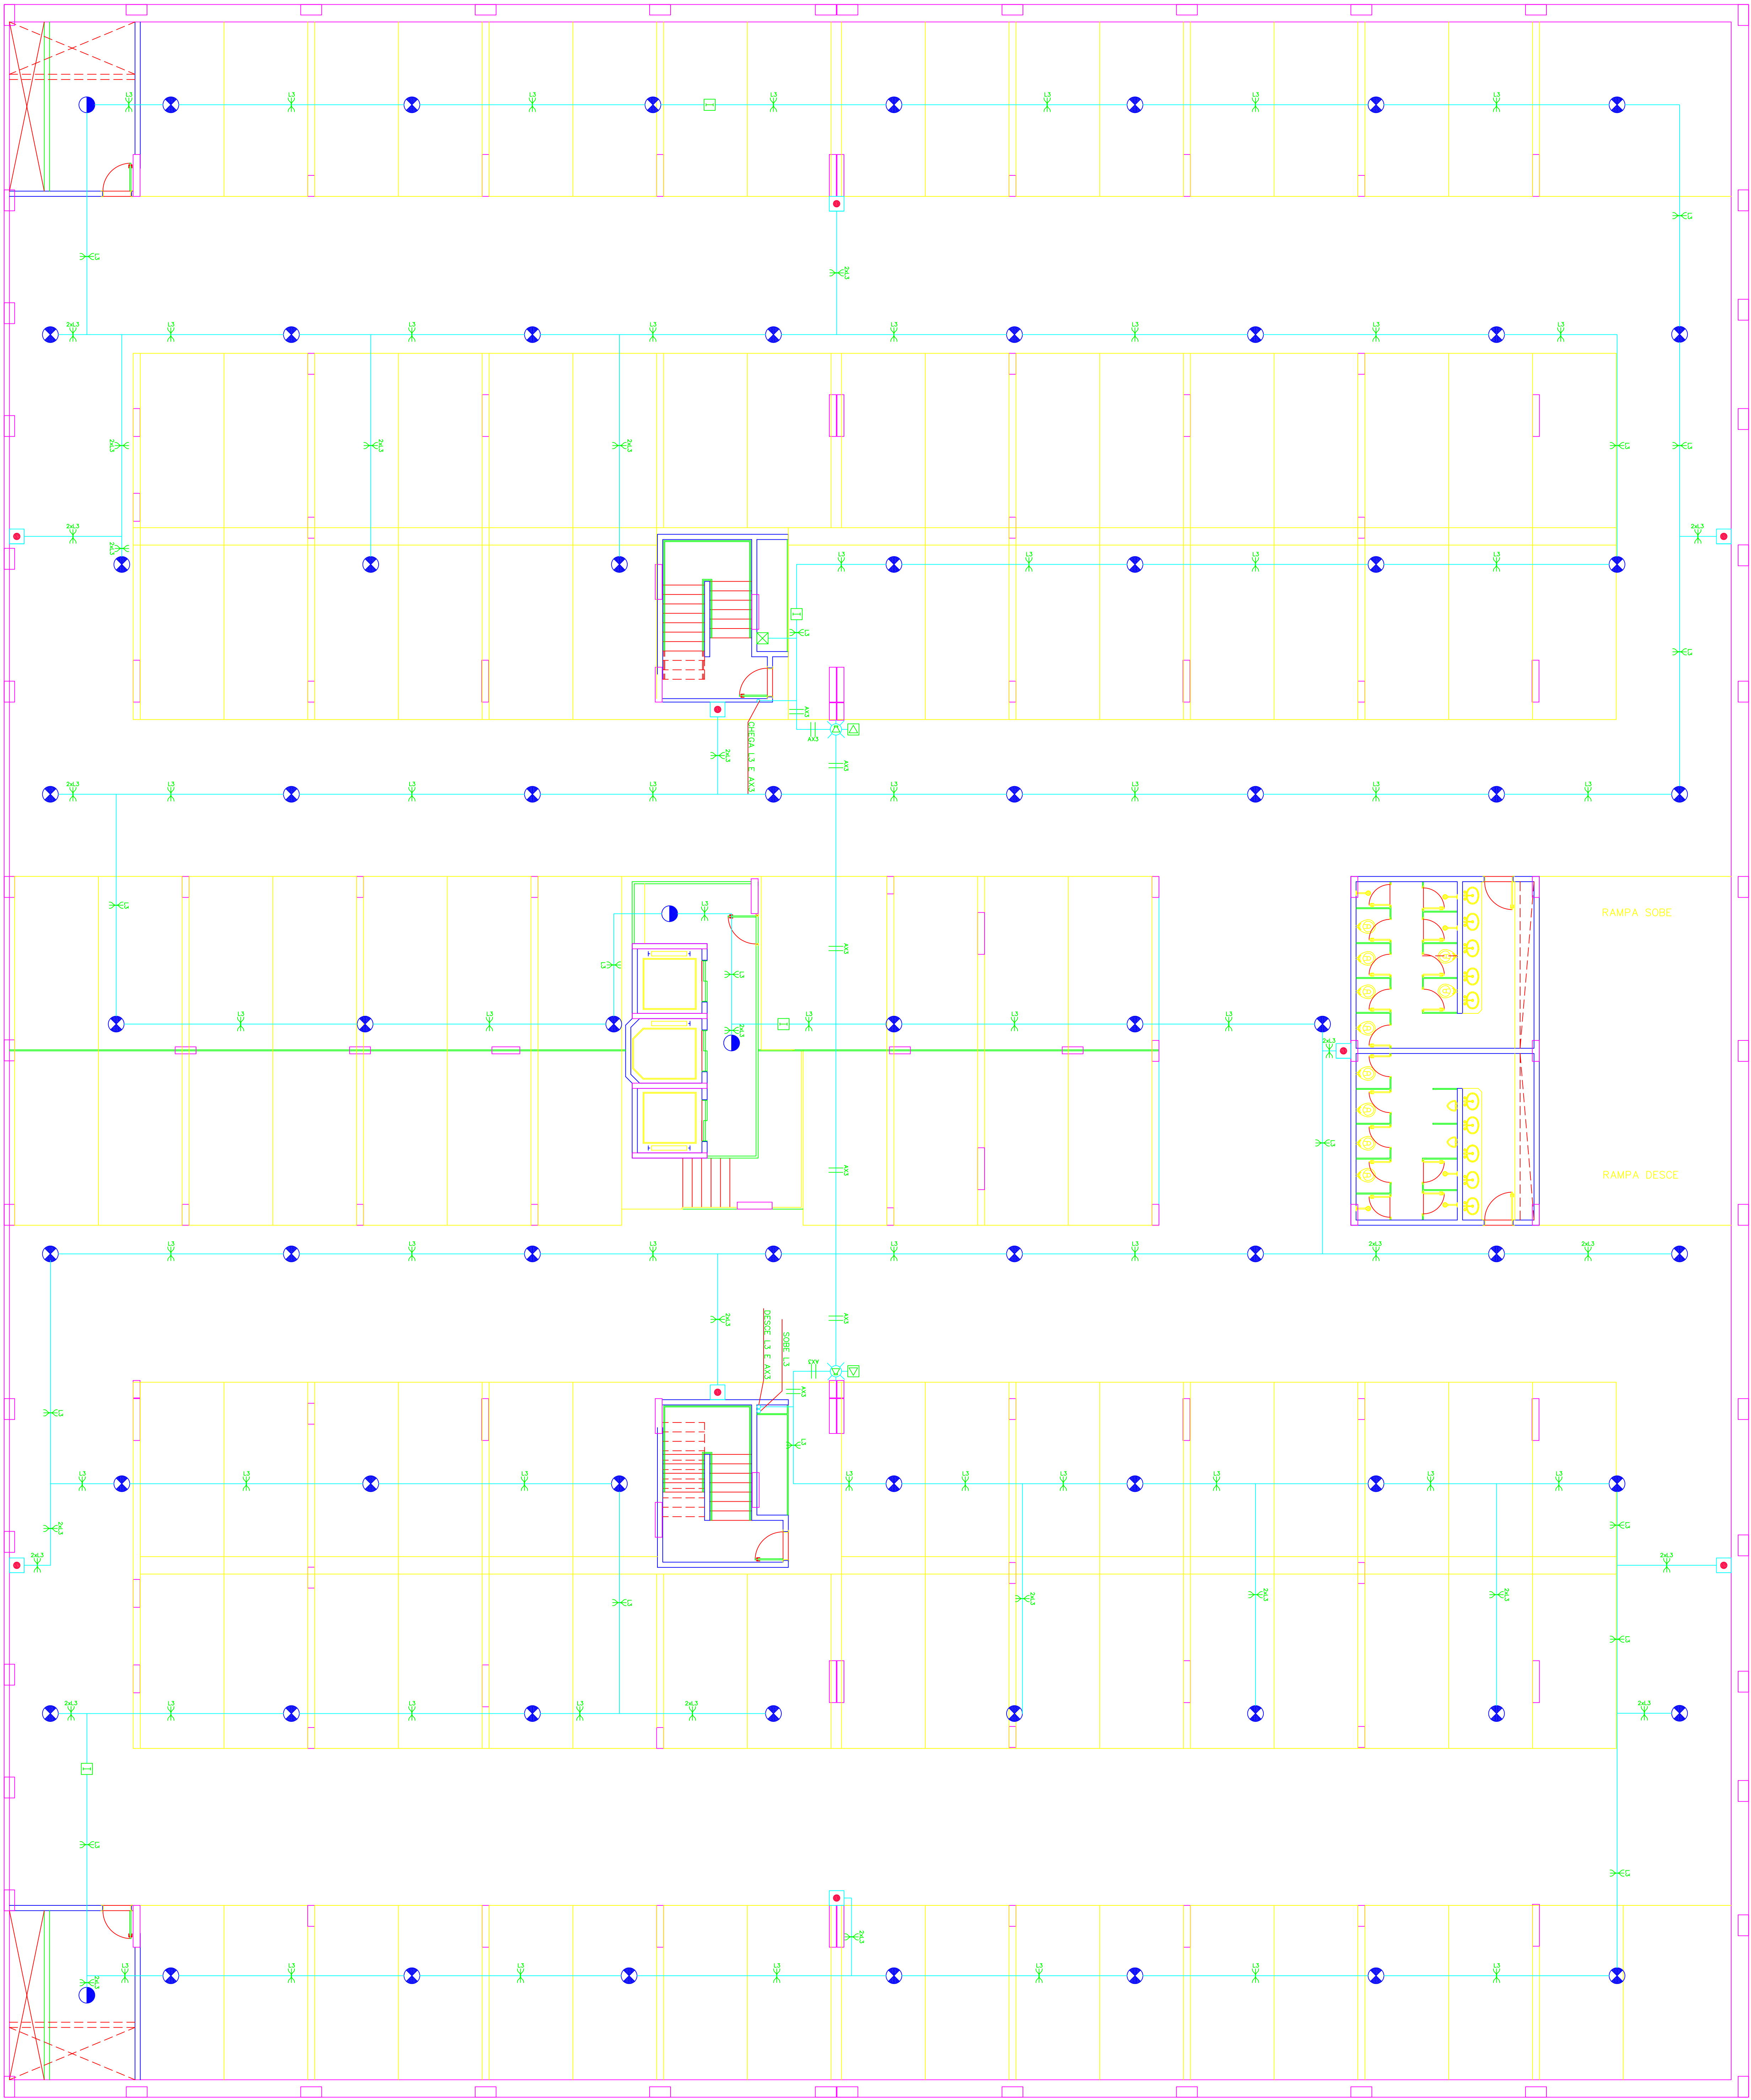

PLANTA BAIXA 1º SUBSOLO
ESCALA 1:100

LEGENDA

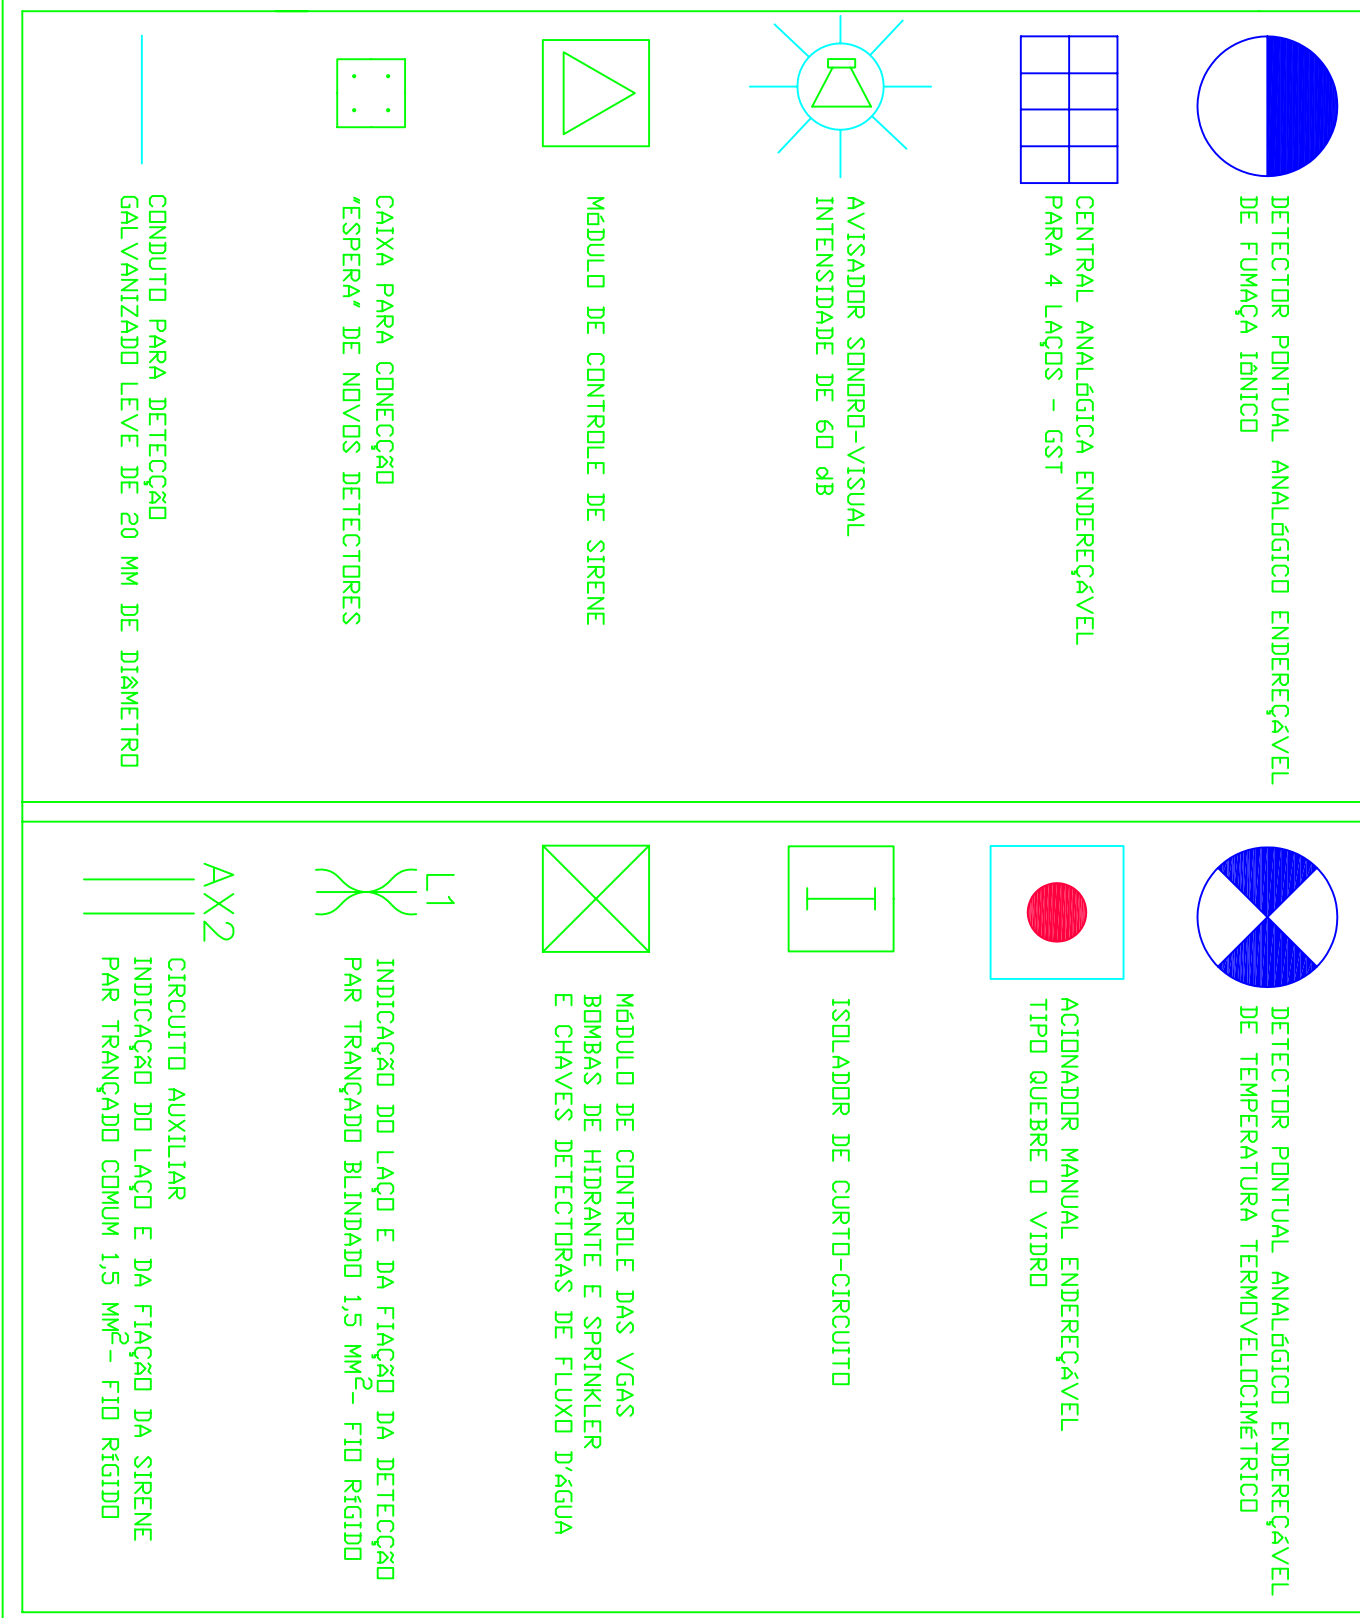

SETOR DE INDUSTRIAS GRAFICAS-DISTRITO FEDERAL

ENDEREÇO: SIG QUADRA 04 LOTE 25

PROPRIETARIO: BPP PARTICIPAÇÕES LTDA

AUTOR DO PROJETO: ANDRÉ LUIZ ALMEIDA PINTO DE OLIVEIRA CREA: 0726-D/DF

RESPONSÁVEL TÉCNICO: ANDRÉ LUIZ ALMEIDA PINTO DE OLIVEIRA CREA: 0726-D/DF

PROPRIETÁRIO

AUTOR DO PROJETO CREA: 0726-D/DF

RESPONSÁVEL TÉCNICO CREA: 0726-D/DF

APROVAÇÃO DO GRUPO

CREA

ANALISTA DO PROJETO

DETECÇÃO E ALARME

SISTEMA DE PROTEÇÃO CONTRA INCÊNDIO E PÂNICO
COMÉRCIO-ESCRITÓRIOS E LOJAS
PLANTA BAIXA 1º SUBSOLO – LEGENDAS

03/06

Desenho: MR. X Data: FEVEREIRO/2005 Escala: Indicado Assinatura: