

LEGENDA

- TOALHA BR-46 DURA + TUBULA P/ ANTENA DE TV EM CX. 100x60mm (4x7) A 0,30mm DO PISO ACABADO P/ VOZ, DADOS E ANTENA
- TOALHA BR-46 DURA P/ VOZ, DADOS E ANTENA
- TOALHA BR-46 DURA EM CX. 100x60mm (4x7) A 1,10mm E 0,40mm DO PISO ACABADO P/ VOZ E DADOS
- CAIXA DE PASSAGEM 100x60mm (4x7) P/ USUÁRIO DE CAMERAS DE CIRCUITO FECHADO DE TELEVISÃO (CFTV) DISTRIBUIDORA A SER DETERMINADA
- CAIXA DE PASSAGEM 100x60mm (4x7) P/ USUÁRIO DE CAMERAS DE CIRCUITO FECHADO DE TELEVISÃO (CFTV) DISTRIBUIDORA A SER DETERMINADA
- FECHADO DE TELEVISÃO (CFTV) DISTRIBUIDORA A SER DETERMINADA
- CÂMERA DE CIRCUITO FECHADO DE TELEVISÃO (CFTV) PREENHA NO TETO
- ANALISADOR DE TELECOMUNICAÇÕES COM CENTRO A 1,30mm DO PISO
- EXTRUSORIO DE PVC RIGIDO NA ESTRUTURA METÁLICA OU NA LAJE
- EXTRUSORIO DE PVC RIGIDO NO PISO OU NA PAREDE
- ESTRUTURA METÁLICA PERIFERIA PREENHA NA ESTRUTURA METÁLICA/VER DIMENSÕES NA PLANTA

- EXTRUSORIO QUE PASSA (SOBRE E SOBRE)
- CIRCUITO QUE PASSA
- CAIXA DE PASSAGEM INSTALADA A 0,30mm DO PISO, PARA ALARME DE FUMOS


OBS.:

- 1) EQUIVALÊNCIA DE EXTRUSORIOS:
ø60mm - 3/4"
ø50mm - 1"
- 2) EXTRUSORIOS NÃO CORTADOS ø60mm (3/4")
- 3) 1 CC - CABO COAXIAL RC-6 (75 ohms) 40% DE MARGEM
- 4) F.O. - FIBRA ÓPTICA 8 FIBRAS MULTIMODO 62,5/125 (OM-500B/OM-100B)

DET. CAIXA DE PASSAGEM - R-3

sem escala

PLANTA

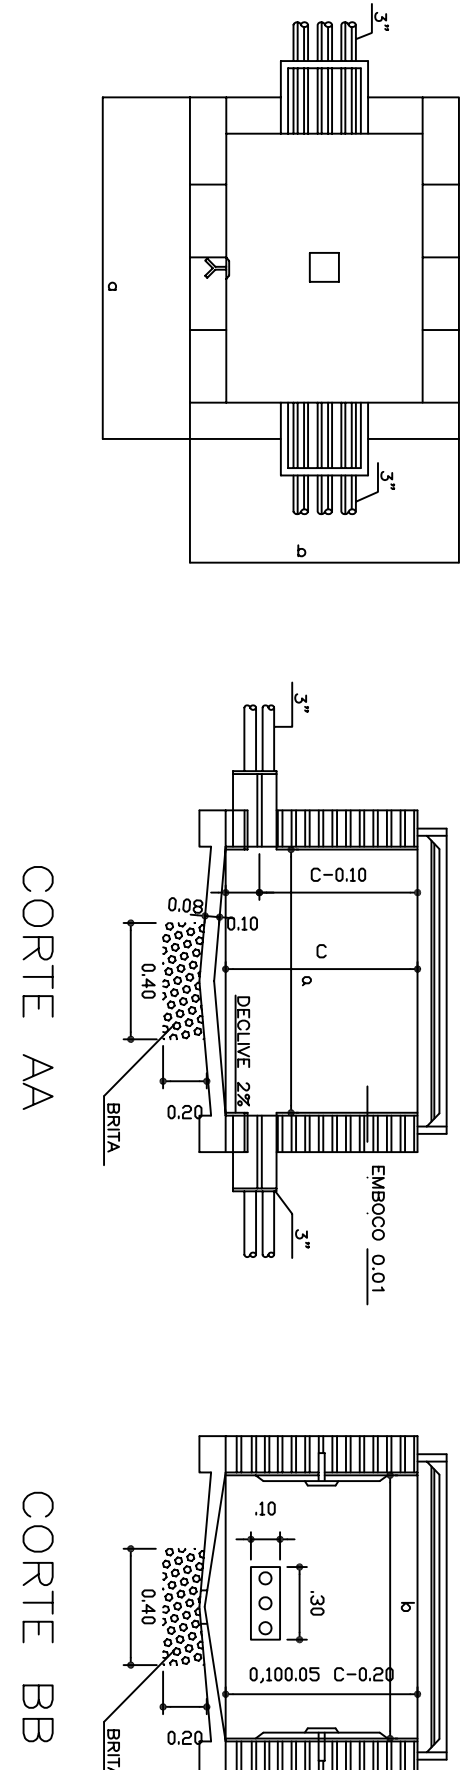

DIMENSÕES DA CAIXA DE PASSAGEM OU ENTRADA - MEDIDAS EM CM				
COLUNAS	DIMENSÕES		DIMENSÕES	
R-1	60	30	50	
R-2	107	52	50	
R-3	157	50	50	
I	210	130	180	

PROJETO REDE-ESTRUTURADA

PROJETO

REDE-ESTRUTURADA

EDIFÍCIO COMERCIAL

BARÃO DE MAUA

NO SITE DE INDÚSTRIA GRÁFICA, QUADRA 04, LOTE 23, BRASÍLIA - DF


RPR PARTICIPAÇÕES LTDA

BRASÍLIA

15.07.06.08h-2

15.07.06.08h-2

15.07.06.08h-2

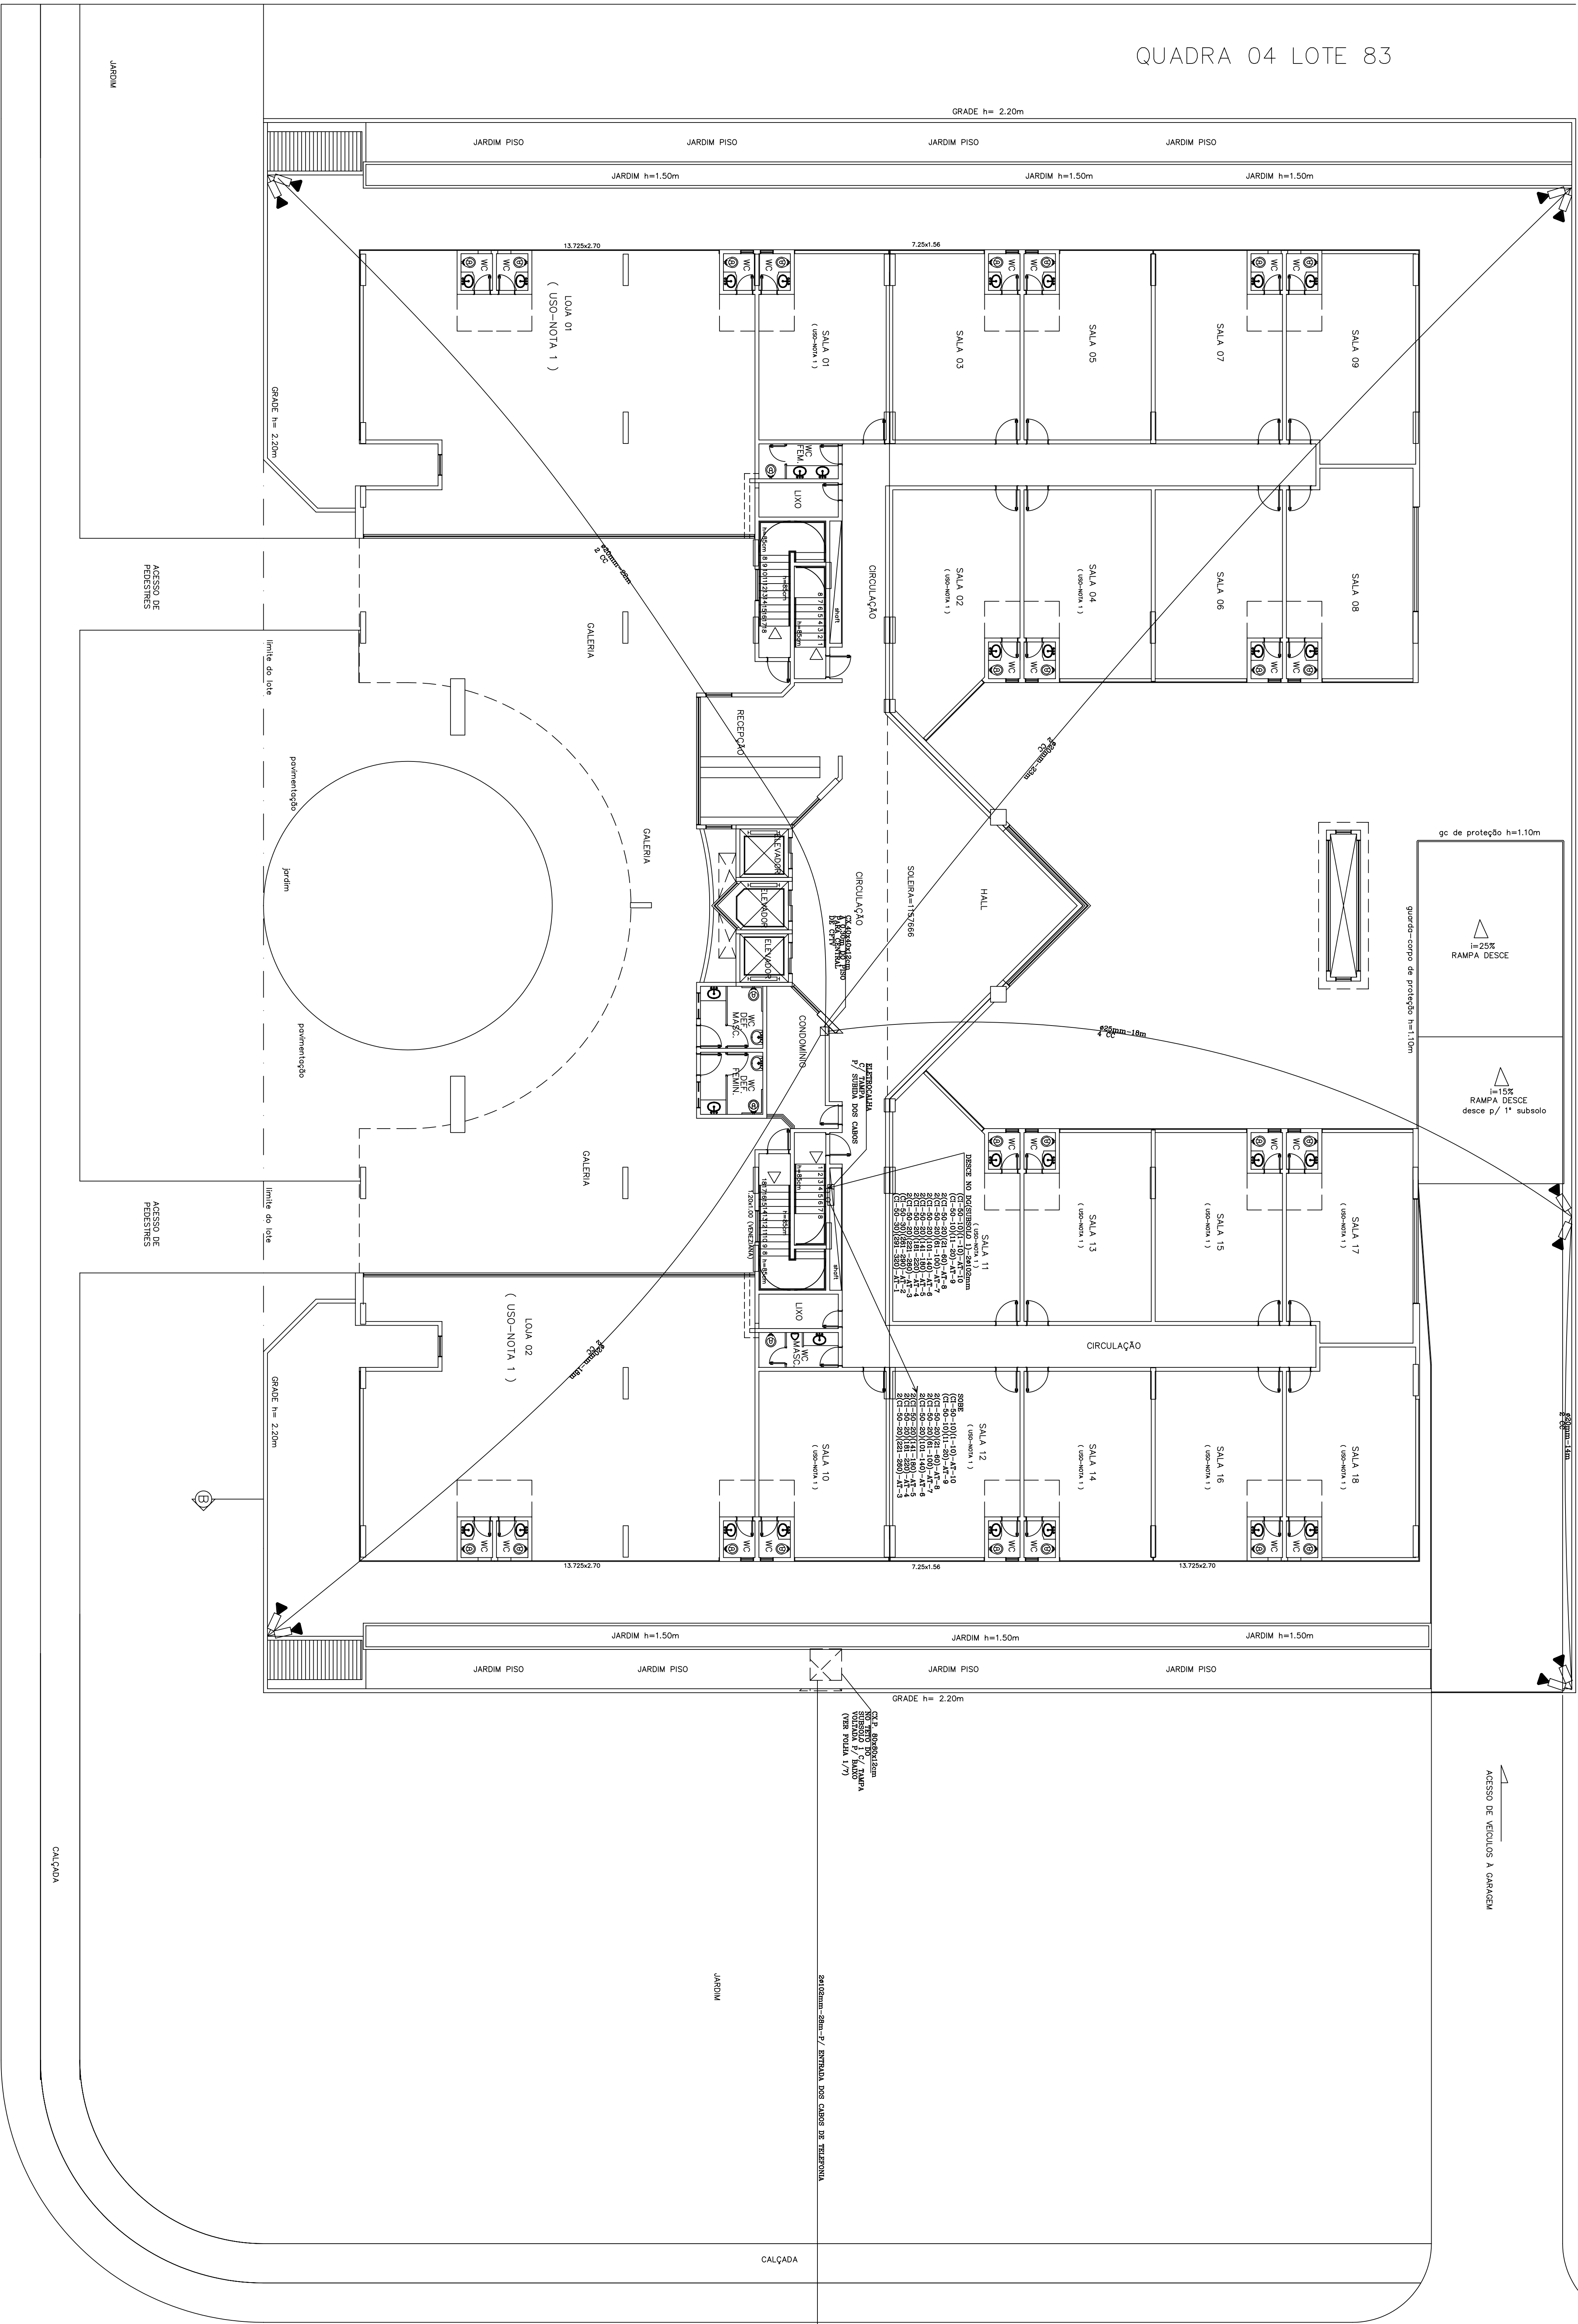

PLANTA BAIXA IMPLANTAÇÃO

VIA IG-4

ESCALA 1:100