



COBERTURA DA CX. D'ÁGUA E CASA DE MÁQ.  
ESCALA 1:100

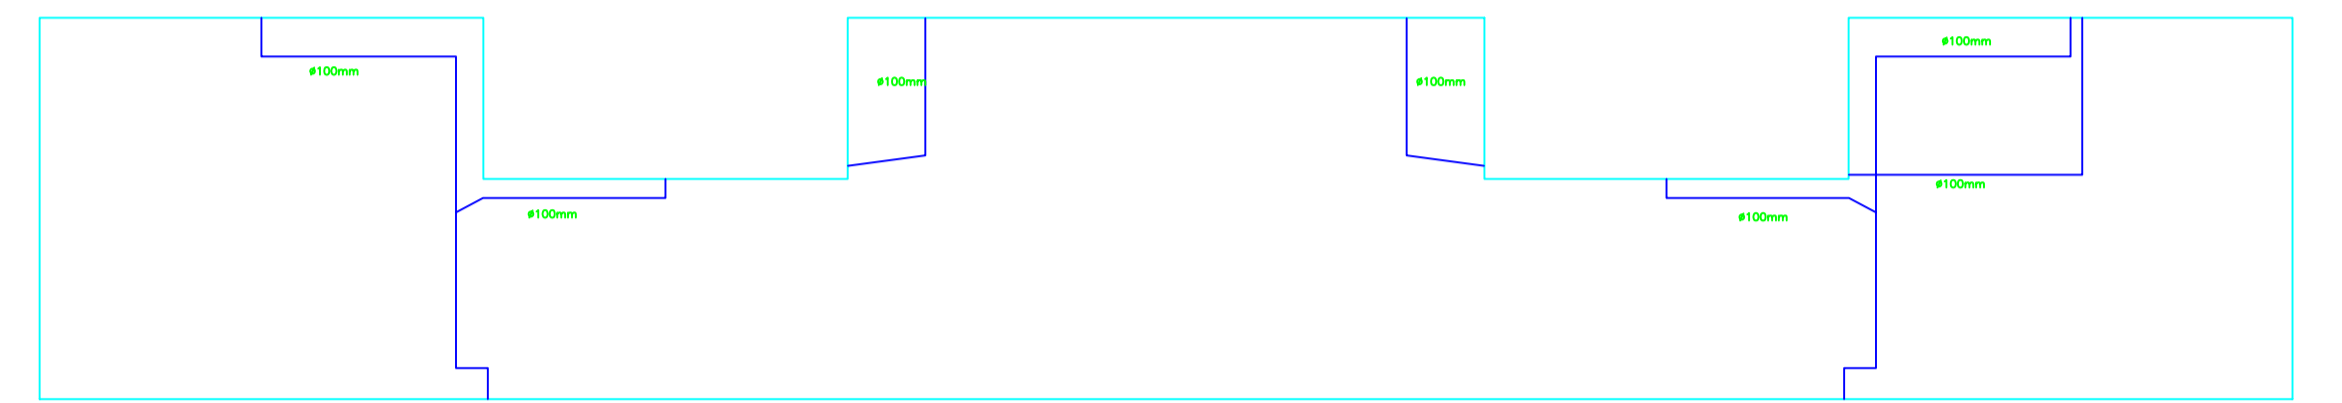

CORTE COBERTURA DA CX. D'ÁGUA E CASA DE MÁQ.  
SEM ESCALA

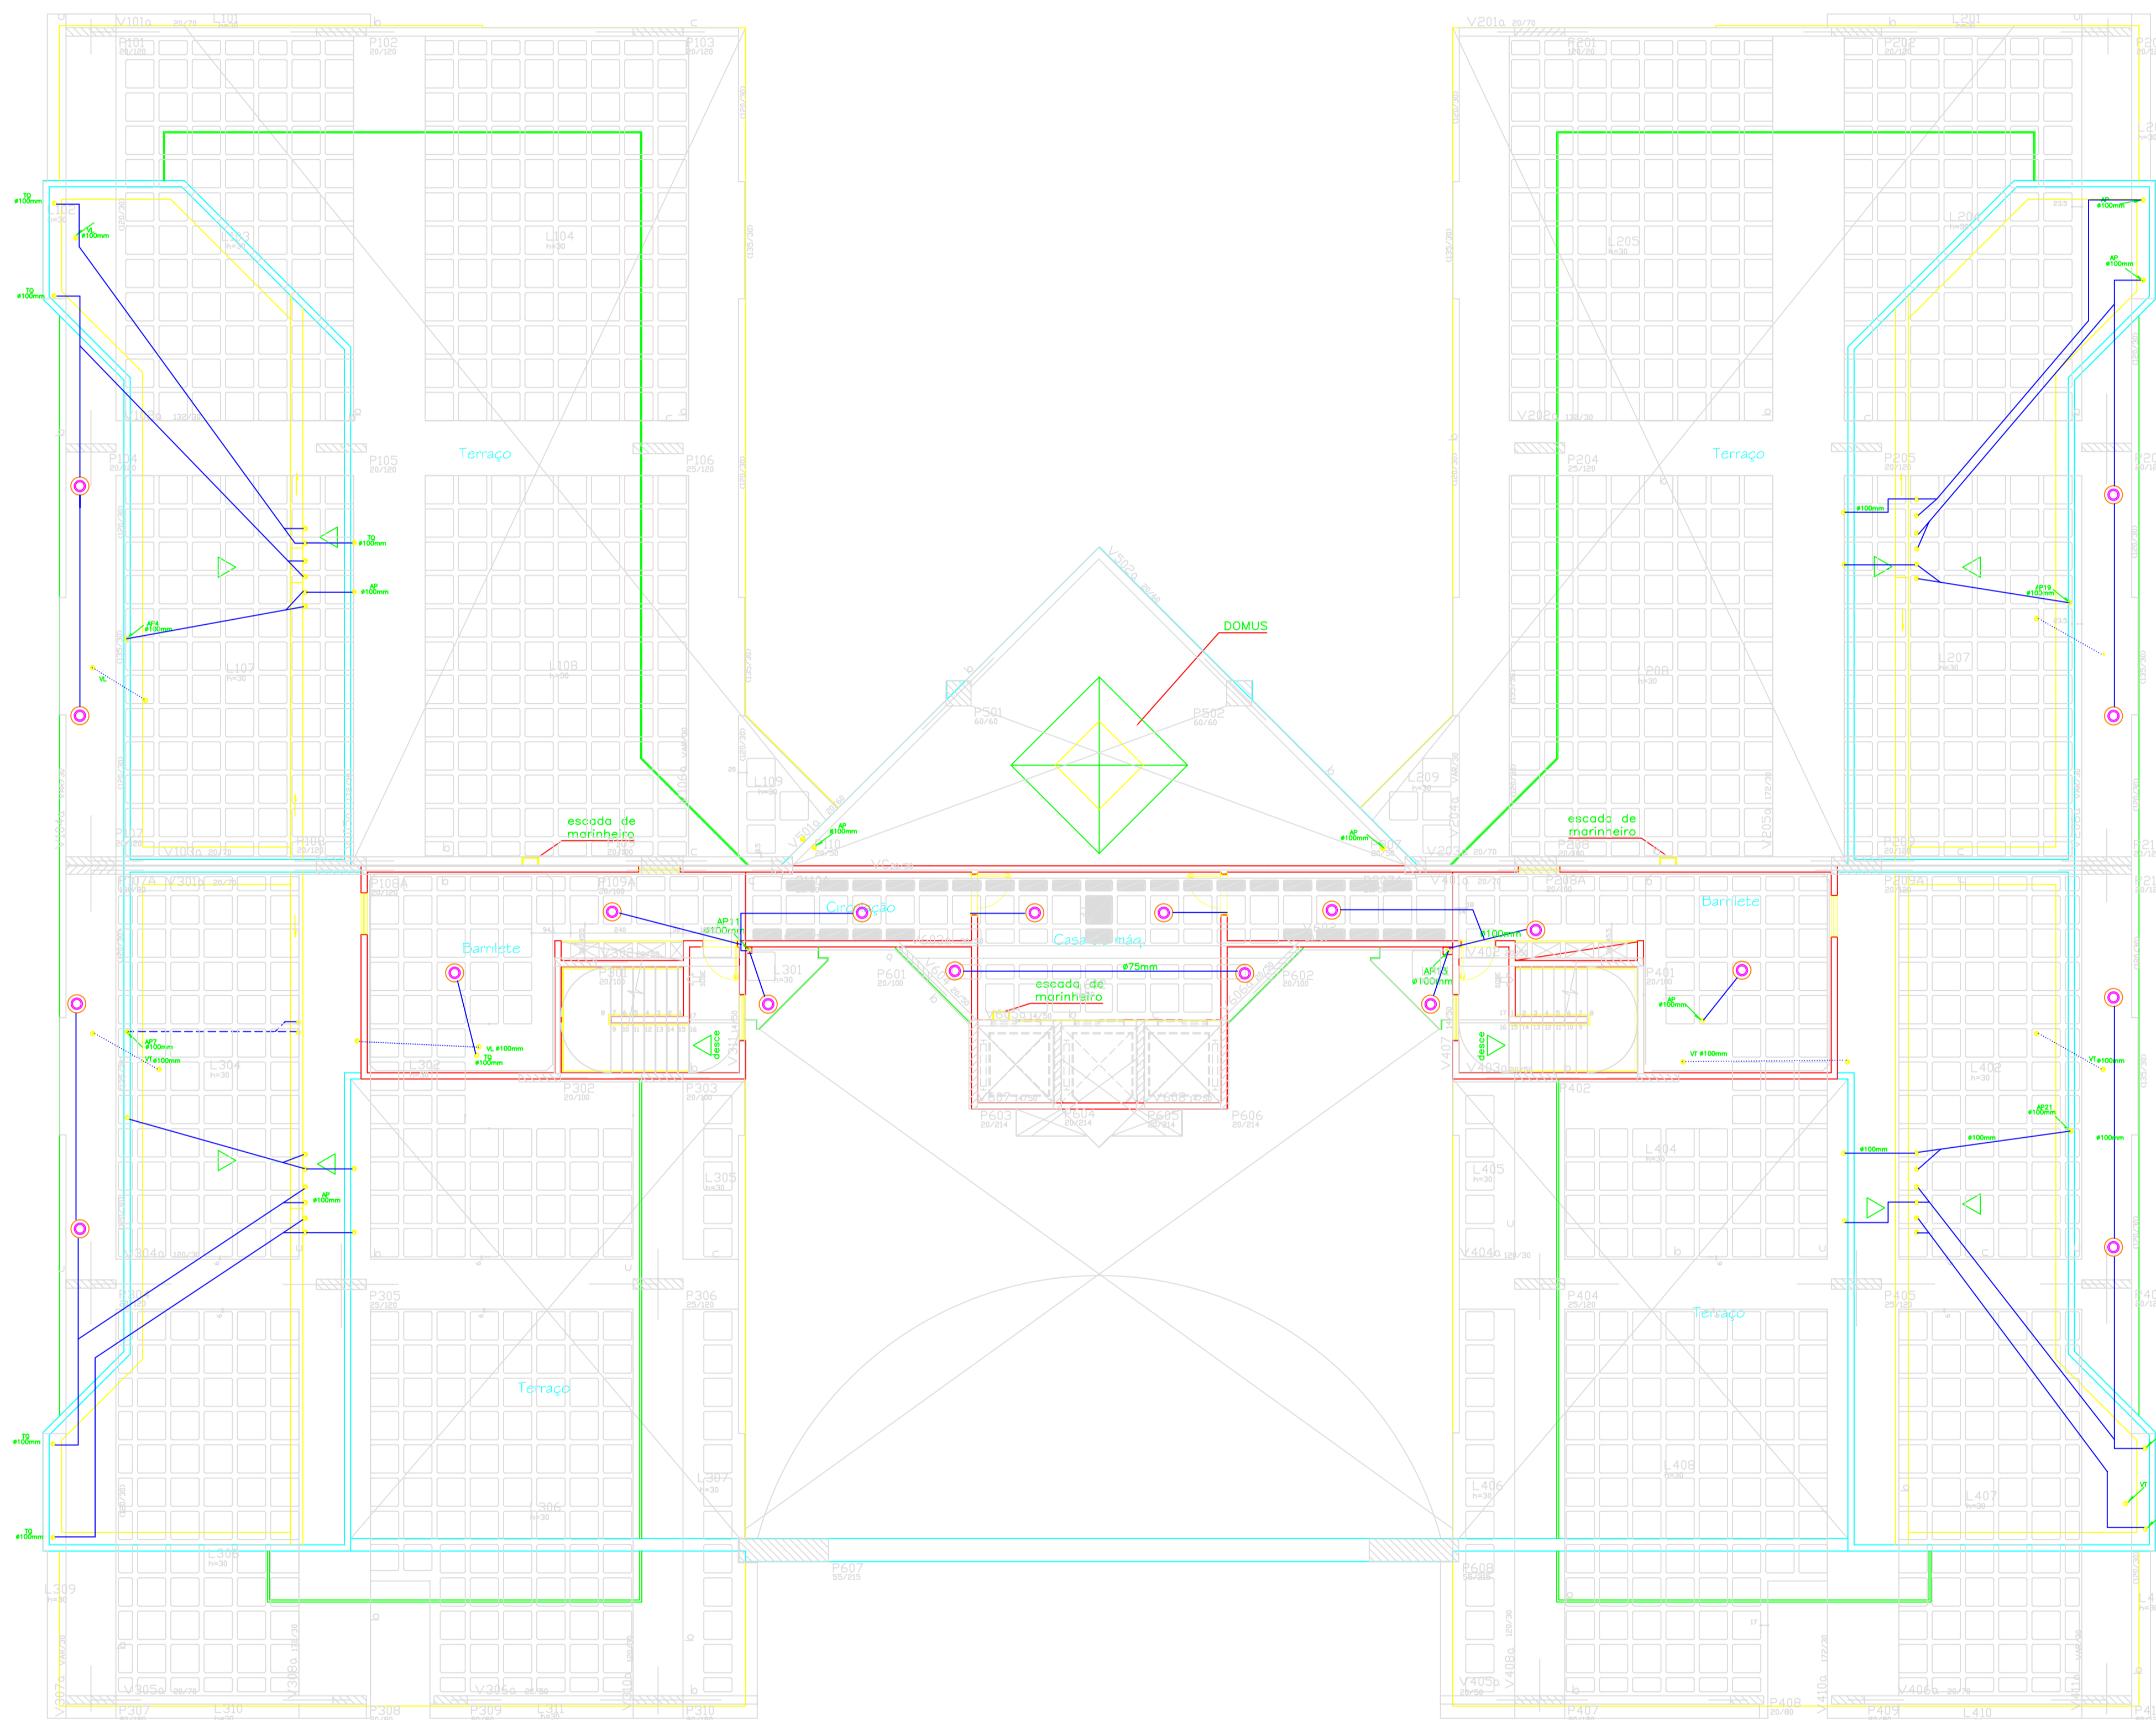

PLANTA DE COBERTURA  
esc.1:75

**NOMENCLATURA DE PLANTA BAIXA**

TQ – TUBO DE QUEDA  
 CV – COLUNA DE VENTILAÇÃO  
 AP – ÁGUAS PLUVIAIS – CAPTADOS NO TELhado DA COBERTURA  
 AR – ÁGUAS PLUVIAIS – CAPTADOS PELOS DRENOS DO TERRAÇO

CI. – CAIXA DE INSPEÇÃO EM ALVENARIA  
 TE DE INSPEÇÃO 100x75mm  
 CAIXA SIFONADA  
 RALO SECO

TUBULAÇÃO CAPTAÇÃO DE ESGOTO SANITÁRIO  
 TUBULAÇÃO PRIMÁRIA DE ESGOTO  
 TUBULAÇÃO SECUNDÁRIA DE ESGOTO  
 TUBULAÇÃO DE VENTILAÇÃO  
 EIXO DAS TUBULAÇÕES  
 TUBULAÇÃO DE ESGOTO PLUVIAL – pelo piso

OBS.: TODAS AS TUBULAÇÕES DE ESGOTO (PRIMÁRIA E SECUNDÁRIA) TERÃO INCLINAÇÃO DE 1% E SERÃO DE PVC RÍGIDO.

**CONVENÇÃO – ESTRUTURAL:**

PLAR DE INJEÇÃO  
 PLAR DE MÓRTE  
 PLAR DE STUQUE  
 EDO DE VIG CONCRETO COM  
 EDO DE PLAR  
 VIG INVERTIDA

**PROJETO COMERCIAL**  
TERRA DAS INDÚSTRIAS GRANDES – 90 – 00 – 04.1725, 990544-07  
**SANITÁRIO**

PROPRIETÁRIO: BVP PARTICIPAÇÕES LTDA

ÁREA DO PROJETO: TERRELLIX TECNOLOGIA, PROJETOS E ENGENHARIA LTDA  
ENRº CIVIL 02/24 DAS LATORÓICA – ORE-03 7433/0

ÁREA: Área do Terreno: 3.000,00m<sup>2</sup>  
Área Construída: 18.078,68m<sup>2</sup> **9/12**  
Nº. Parcelamento: 08

CONTEÚDO: PLANTA DE COBERTURA  
PLANTA DE COBERTURA DA CASA DE MÁQUINAS  
LEGENDA

REVISÃO: 

ÁREA	1. BVP 02/24
DATA DO PROJETO	15/06/2017
DATA DO ABRIL	06/07/2017