 



LEGENDA

	EXTINTOR PORTÁTIL DE 20L A BASE DE FÓSFATO MONOMONICO CLASSE DE ATIVAÇÃO DE 2A CABEÇA DE 6 KG
	EXTINTOR PORTÁTIL DE CO2 CLASSE DE 50KG
	BLOCO AUTÔNOMO INSTALADO NA PAREDE 2 LÂMPADAS FLUORESCENTES DE 9 V AUTOMÁTICA DE 2 TUBOS CONJUNTO DE ALIMENTAÇÃO 110/220V VCA TENSÃO DE ALIMENTAÇÃO 110/220V VCA TENSÃO DE SAÍDA 0 VCA
	BLOCO AUTÔNOMO INSTALADO NO TETO 2 LÂMPADAS FLUORESCENTES DE 9 V AUTOMÁTICA DE 2 TUBOS CONJUNTO DE ALIMENTAÇÃO 110/220V VCA TENSÃO DE ALIMENTAÇÃO 110/220V VCA TENSÃO DE SAÍDA 0 VCA
5° PAV  COO-19	SINALIZAÇÃO DE PREVENÇÃO E SALVAMENTO INSTALADO NA PAREDE DO PARANQUE FÁCTICO RÓTULO
 COO-14	SINALIZAÇÃO DE PREVENÇÃO E SALVAMENTO INSTALADO SOBRE A VÉRTEA DA PORTA FÁCTICO RÓTULO
 COO-18	SINALIZAÇÃO DE PREVENÇÃO E SALVAMENTO INDICAÇÃO DE EQUIPAMENTO EXTERIOR INSTALADO NA PAREDE DO PARANQUE ALTEIRA DE 1,50M FÁCTICO RÓTULO
 COO-20	SINALIZAÇÃO DE CORRENTE A INCENDIO INDICAÇÃO DE EQUIPAMENTO EXTERIOR INSTALADO NA PAREDE DO PARANQUE ALTEIRA DE 1,50M FÁCTICO RÓTULO
 COO-21	SINALIZAÇÃO DE CORRENTE A INCENDIO INDICAÇÃO DE EQUIPAMENTO EXTERIOR INSTALADO NA PAREDE DO PARANQUE ALTEIRA DE 1,50M FÁCTICO RÓTULO
 COO-21	SINALIZAÇÃO DE CORRENTE A INCENDIO INDICAÇÃO DE EQUIPAMENTO EXTERIOR INSTALADO NA PAREDE DO PARANQUE ALTEIRA DE 1,50M FÁCTICO RÓTULO
 COO-21	SINALIZAÇÃO DE CORRENTE A INCENDIO INDICAÇÃO DE EQUIPAMENTO EXTERIOR INSTALADO NA PAREDE DO PARANQUE ALTEIRA DE 1,50M FÁCTICO RÓTULO
 COO-21	SINALIZAÇÃO DE CORRENTE A INCENDIO INDICAÇÃO DE EQUIPAMENTO EXTERIOR INSTALADO NA PAREDE DO PARANQUE ALTEIRA DE 1,50M FÁCTICO RÓTULO
 COO-13	SINALIZAÇÃO DE PREVENÇÃO E SALVAMENTO INDICAÇÃO DE EQUIPAMENTO EXTERIOR INSTALADO SOBRE A VÉRTEA DA PORTA FÁCTICO RÓTULO
 COO-17	SINALIZAÇÃO DE PREVENÇÃO E SALVAMENTO INDICAÇÃO DE EQUIPAMENTO EXTERIOR INSTALADO SOBRE A VÉRTEA DA PORTA FÁCTICO RÓTULO
 COO-22	SINALIZAÇÃO DE CORRENTE A INCENDIO INDICAÇÃO DE EQUIPAMENTO EXTERIOR INSTALADO NA PAREDE DO PARANQUE ALTEIRA DE 1,50M FÁCTICO RÓTULO
 COO-23	SINALIZAÇÃO DE CORRENTE A INCENDIO INDICAÇÃO DE EQUIPAMENTO EXTERIOR INSTALADO NA PAREDE DO PARANQUE ALTEIRA DE 1,50M FÁCTICO RÓTULO
 COO-27	SINALIZAÇÃO DE CORRENTE A INCENDIO INDICAÇÃO DE EQUIPAMENTO EXTERIOR INSTALADO NA PAREDE DO PARANQUE ALTEIRA DE 1,50M FÁCTICO RÓTULO
 COO-27	SINALIZAÇÃO DE CORRENTE A INCENDIO INDICAÇÃO DE EQUIPAMENTO EXTERIOR INSTALADO NA PAREDE DO PARANQUE ALTEIRA DE 1,50M FÁCTICO RÓTULO
 COO-27	SINALIZAÇÃO DE CORRENTE A INCENDIO INDICAÇÃO DE EQUIPAMENTO EXTERIOR INSTALADO NA PAREDE DO PARANQUE ALTEIRA DE 1,50M FÁCTICO RÓTULO
 COO-27	SINALIZAÇÃO DE CORRENTE A INCENDIO INDICAÇÃO DE EQUIPAMENTO EXTERIOR INSTALADO NA PAREDE DO PARANQUE ALTEIRA DE 1,50M FÁCTICO RÓTULO

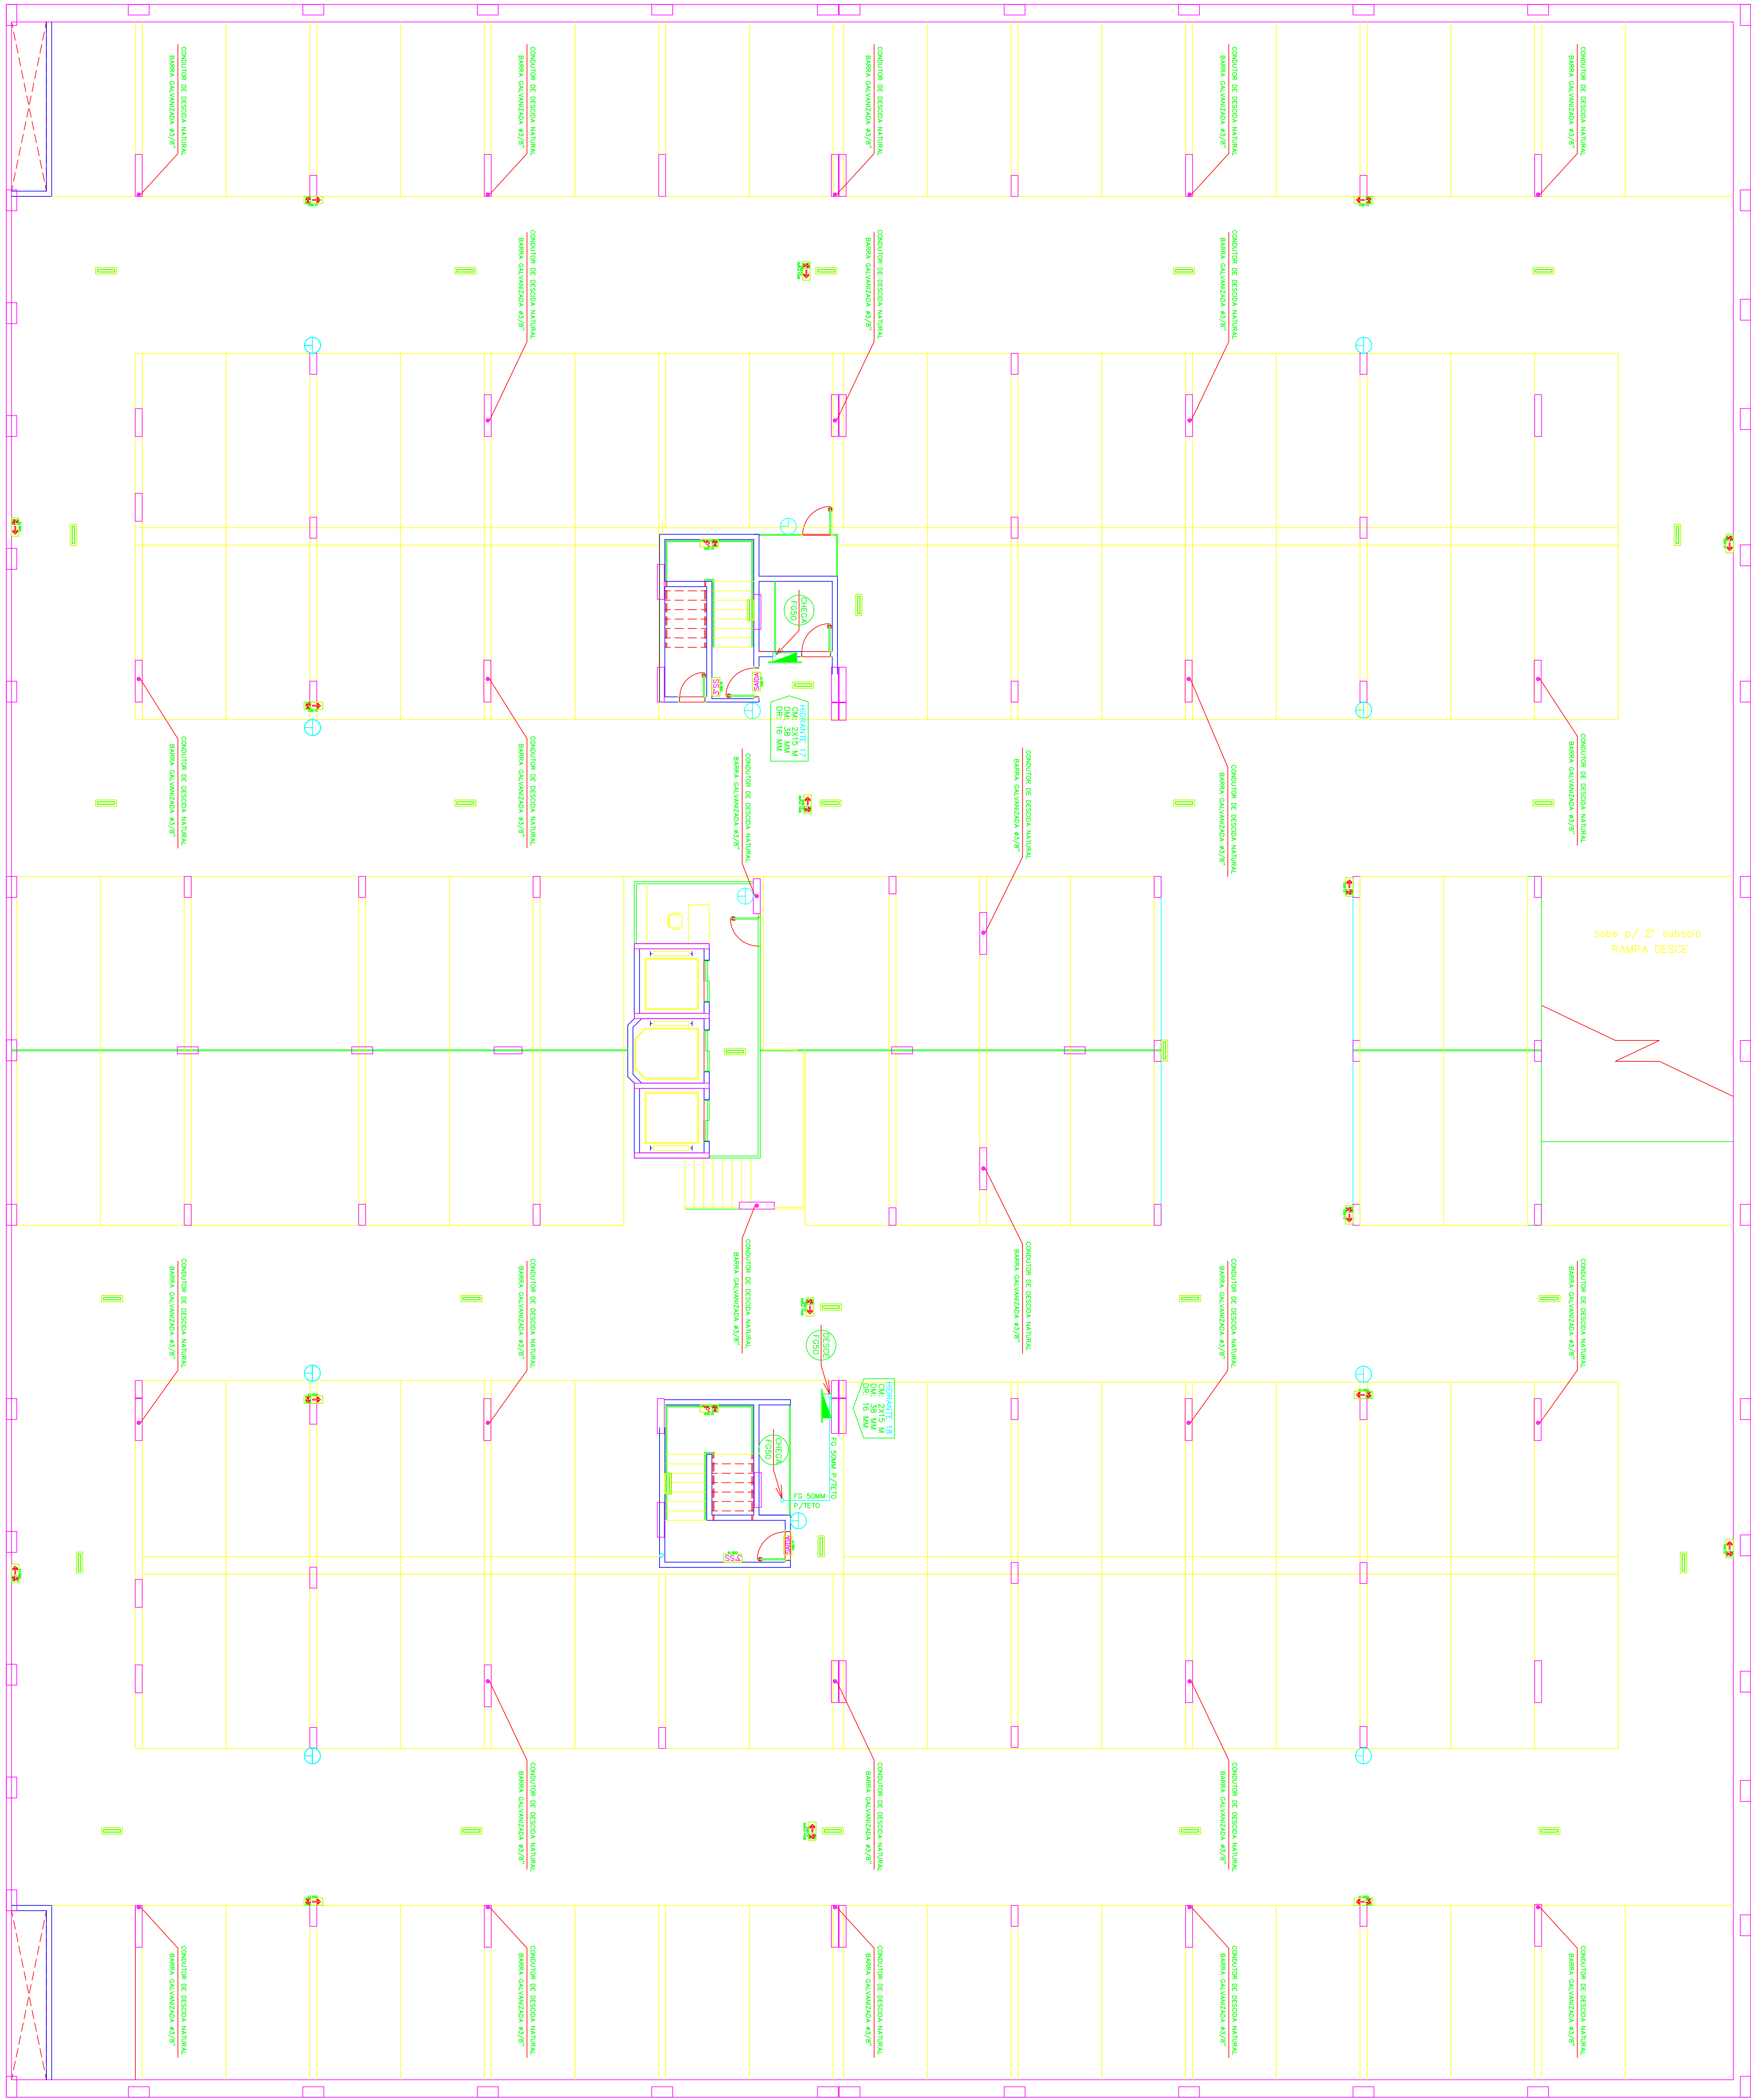

PLANTA BAIXA 3º SUBSOLO

ESCALA 1:100

SECTOR DE INDUSTRIAS GRAFICAS-DISTRITO FEDERAL			
ENDEREÇO: SIG QUADRA 04 LOTE 25			
PROPRIETARIO: BPP PARTICIPAÇÕES LTDA			
AUTOR DO PROJETO: ANDRÉ LUIZ ALMEIDA PINTO DE OLIVEIRA			
RESPONSÁVEL TÉCNICO: ANDRÉ LUIZ ALMEIDA PINTO DE OLIVEIRA			
PROPRIETARIO			
AUTOR DO PROJETO			
RESPONSÁVEL TÉCNICO			
APROVAÇÃO DO GRUPO			
ANALISTA DO PROJETO			
SPDA EXTINTOR HIDRANTE ILUMINAÇÃO SINALIZAÇÃO			
SISTEMA DE PROTEÇÃO CONTRA INCÊNDIO E PÂNICO			
COMÉRCIO-ESCRITÓRIOS E LOJAS			
PLANTA BAIXA 3º SUBSOLO			
01/07			
Folha N° 1			
Versão: MR. X			
Data: FEVEREIRO/2005			
Estado: Indicado			