 
 
 
 
 
 
 
 
 



LEGENDA

 EXTINTOR PORTÁTIL DE 20L A BASE DE FÓSFATO MONOMONÍDICO CLASSE DE ATIVAÇÃO DE 2A CARGA DE 6 KG	 EXTINTOR PORTÁTIL DE CO2 CLASSE DE 3KG
 5° PAV COO-19 SINALIZAÇÃO DE PREVENÇÃO E SALVAMENTO INDICAÇÃO DE SENTIDO DE FUGA FÁSTICO RÓTULO	 SAÍDA COO-17 SINALIZAÇÃO DE PREVENÇÃO E SALVAMENTO INDICAÇÃO DE SENTIDO DE FUGA FÁSTICO RÓTULO
 COO-18 SINALIZAÇÃO DE PREVENÇÃO E SALVAMENTO INDICAÇÃO DE SENTIDO DE FUGA FÁSTICO RÓTULO	 COO-13 SINALIZAÇÃO DE PREVENÇÃO E SALVAMENTO INDICAÇÃO DE SENTIDO DE FUGA FÁSTICO RÓTULO
 COO-19 SINALIZAÇÃO DE PREVENÇÃO E SALVAMENTO INDICAÇÃO DE SENTIDO DE FUGA FÁSTICO RÓTULO	 COO-23 SINALIZAÇÃO DE PREVENÇÃO E SALVAMENTO INDICAÇÃO DE SENTIDO DE FUGA FÁSTICO RÓTULO
 COO-20 SINALIZAÇÃO DE PREVENÇÃO E SALVAMENTO INDICAÇÃO DE SENTIDO DE FUGA FÁSTICO RÓTULO	 COO-27 SINALIZAÇÃO DE PREVENÇÃO E SALVAMENTO INDICAÇÃO DE SENTIDO DE FUGA FÁSTICO RÓTULO
 COO-21 SINALIZAÇÃO DE PREVENÇÃO E SALVAMENTO INDICAÇÃO DE SENTIDO DE FUGA FÁSTICO RÓTULO	 COO-28 SINALIZAÇÃO DE PREVENÇÃO E SALVAMENTO INDICAÇÃO DE SENTIDO DE FUGA FÁSTICO RÓTULO
 COO-29 SINALIZAÇÃO DE PREVENÇÃO E SALVAMENTO INDICAÇÃO DE SENTIDO DE FUGA FÁSTICO RÓTULO	 COO-29 SINALIZAÇÃO DE PREVENÇÃO E SALVAMENTO INDICAÇÃO DE SENTIDO DE FUGA FÁSTICO RÓTULO
 COO-30 SINALIZAÇÃO DE PREVENÇÃO E SALVAMENTO INDICAÇÃO DE SENTIDO DE FUGA FÁSTICO RÓTULO	 COO-30 SINALIZAÇÃO DE PREVENÇÃO E SALVAMENTO INDICAÇÃO DE SENTIDO DE FUGA FÁSTICO RÓTULO

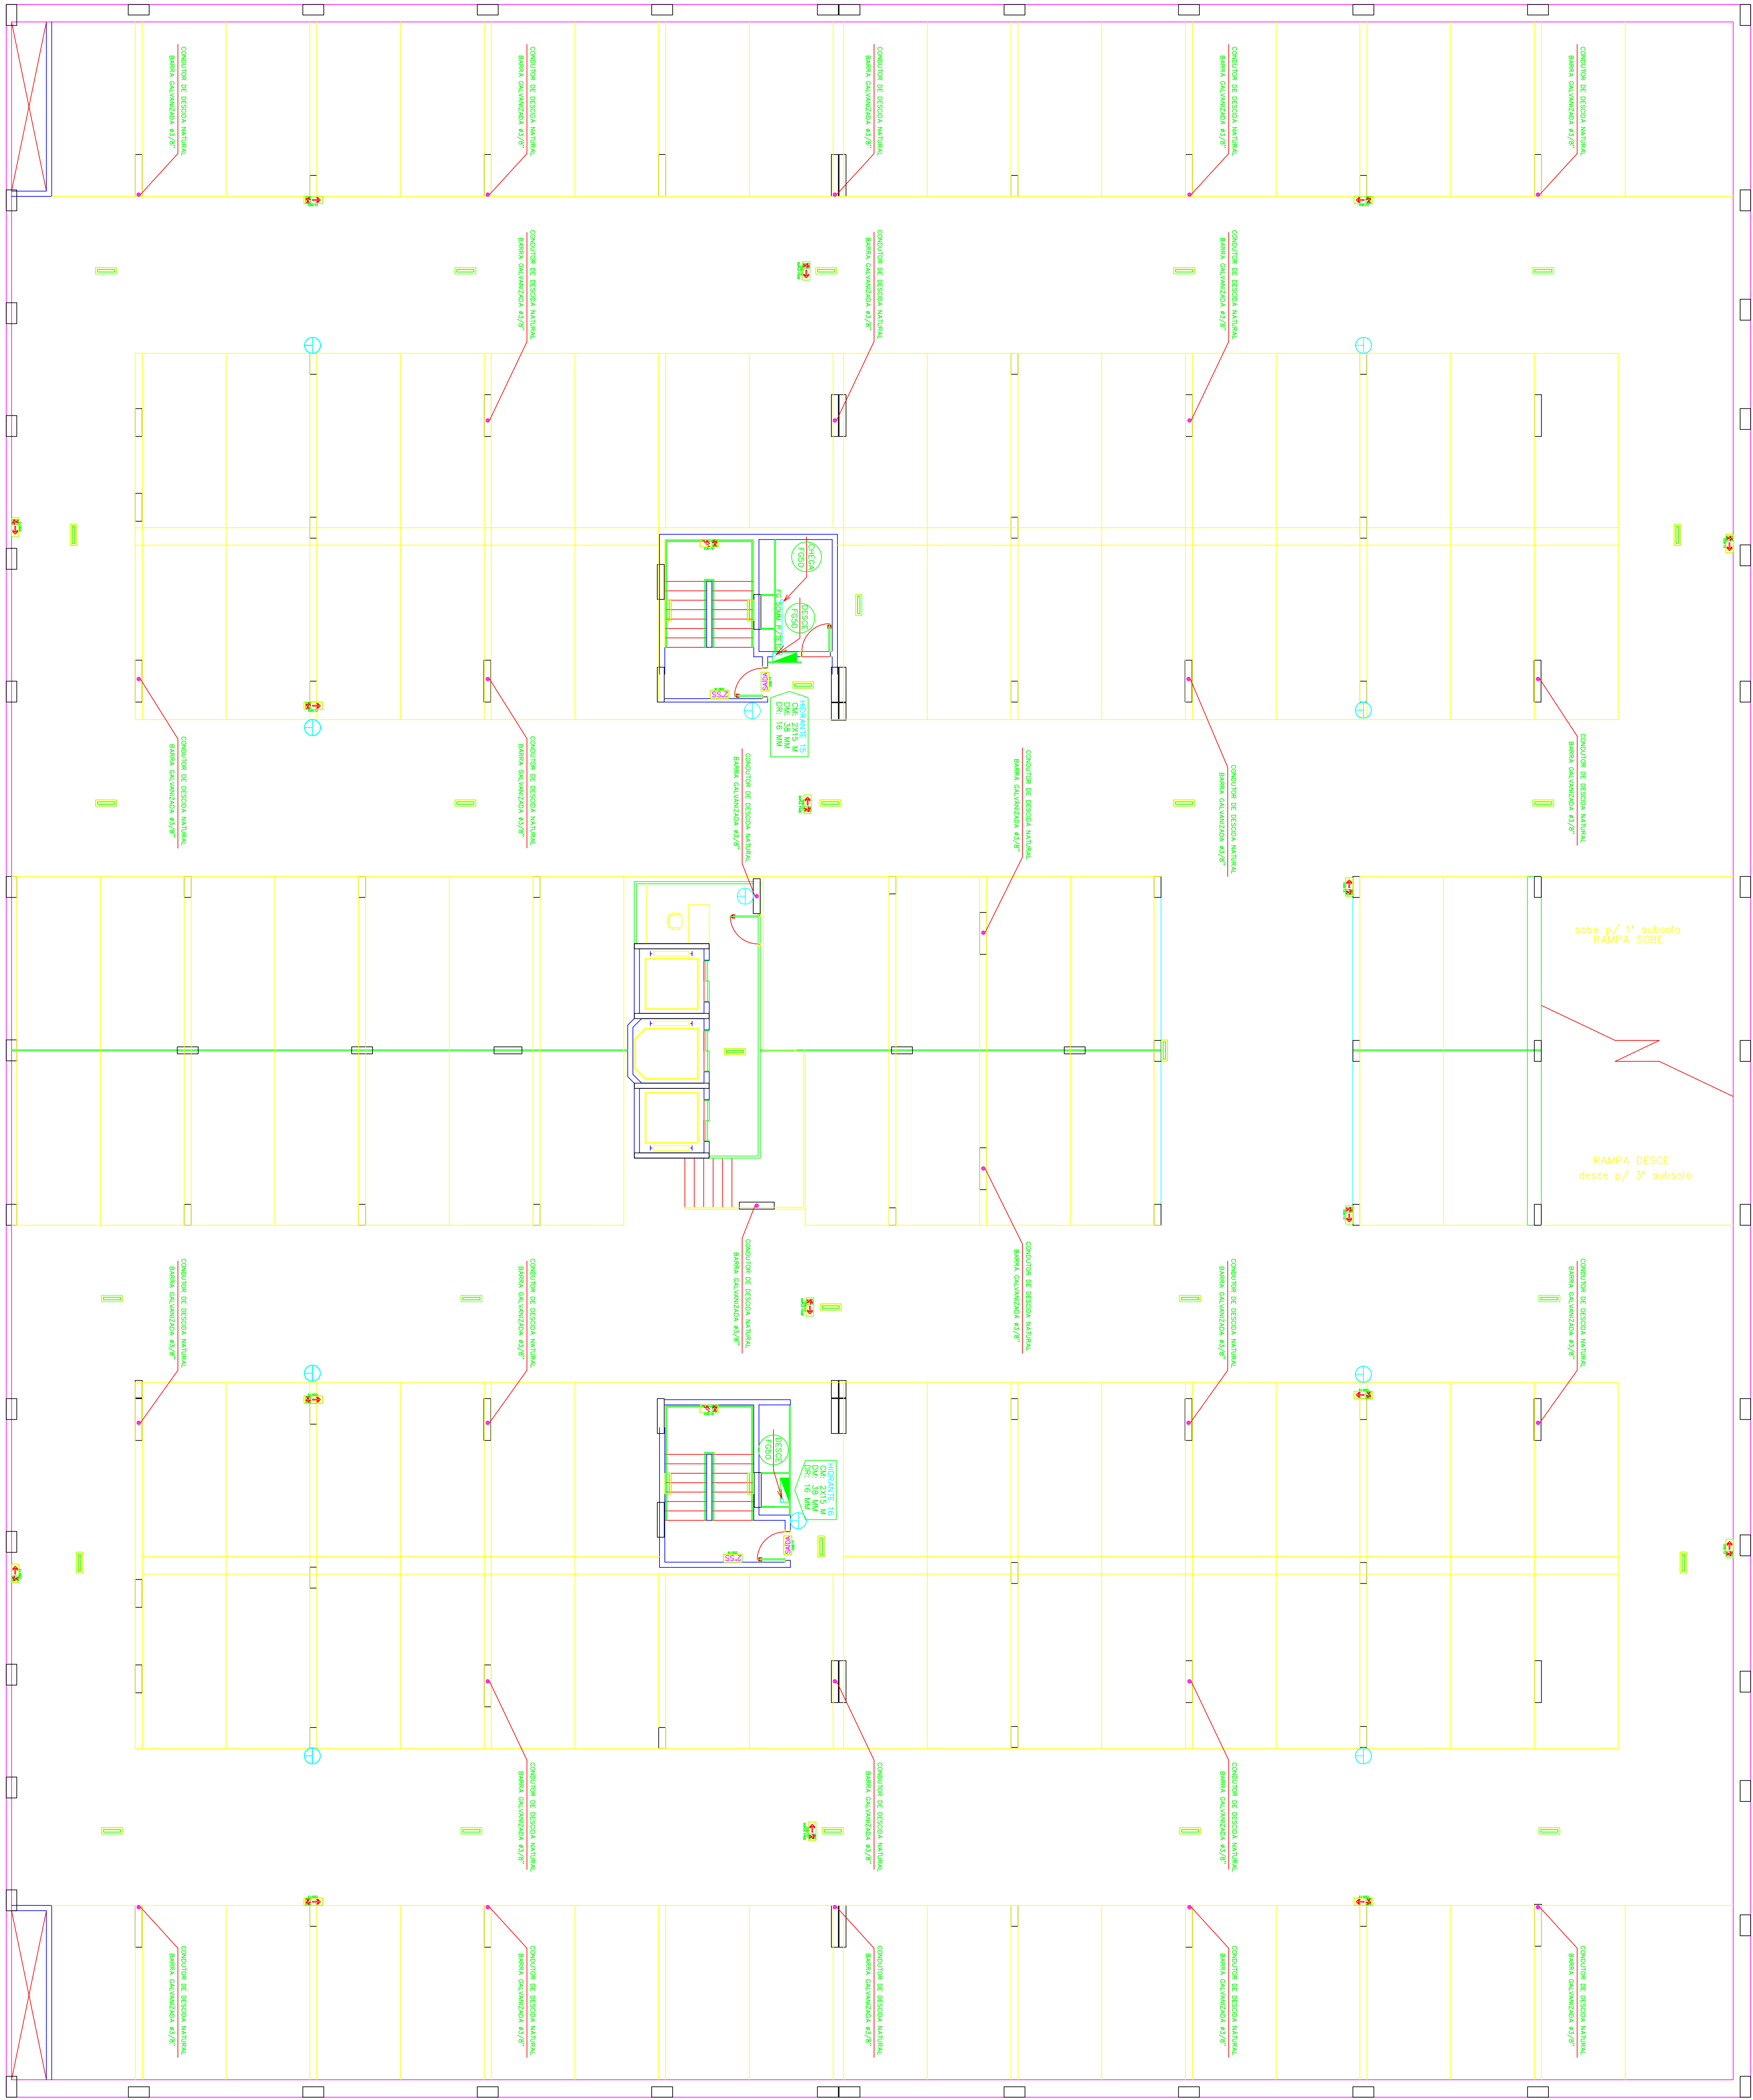

PLANTA BAIXA 2º SUBSOLO

ESCALA 1:100

SECTOR DE INDUSTRIAS GRAFICAS-DISTRITO FEDERAL			
ENDEREÇO: SIG QUADRA 04 LOTE 25			
PROPRIETARIO: BPP PARTICIPAÇÕES LTDA			
AUTOR DO PROJETO: ANDRÉ LUIZ ALMEIDA PINTO DE OLIVEIRA			
RESPONSÁVEL TÉCNICO: ANDRÉ LUIZ ALMEIDA PINTO DE OLIVEIRA			
PROPRIETARIO			
AUTOR DO PROJETO			
RESPONSÁVEL TÉCNICO			
APROVAÇÃO DO GRUPO			
ANALISTA DO PROJETO			
SPDA EXTINTOR PORTÁTIL DE 20L CLASSE DE ATIVAÇÃO DE 2A CARGA DE 6 KG			
SISTEMA DE PROTEÇÃO CONTRA INCÊNDIO E PÂNICO			
COMERCÍO-ESCRITÓRIOS E LOJAS			
PLANTA BAIXA 2º SUBSOLO			
02/07			
Folha N° 1			