


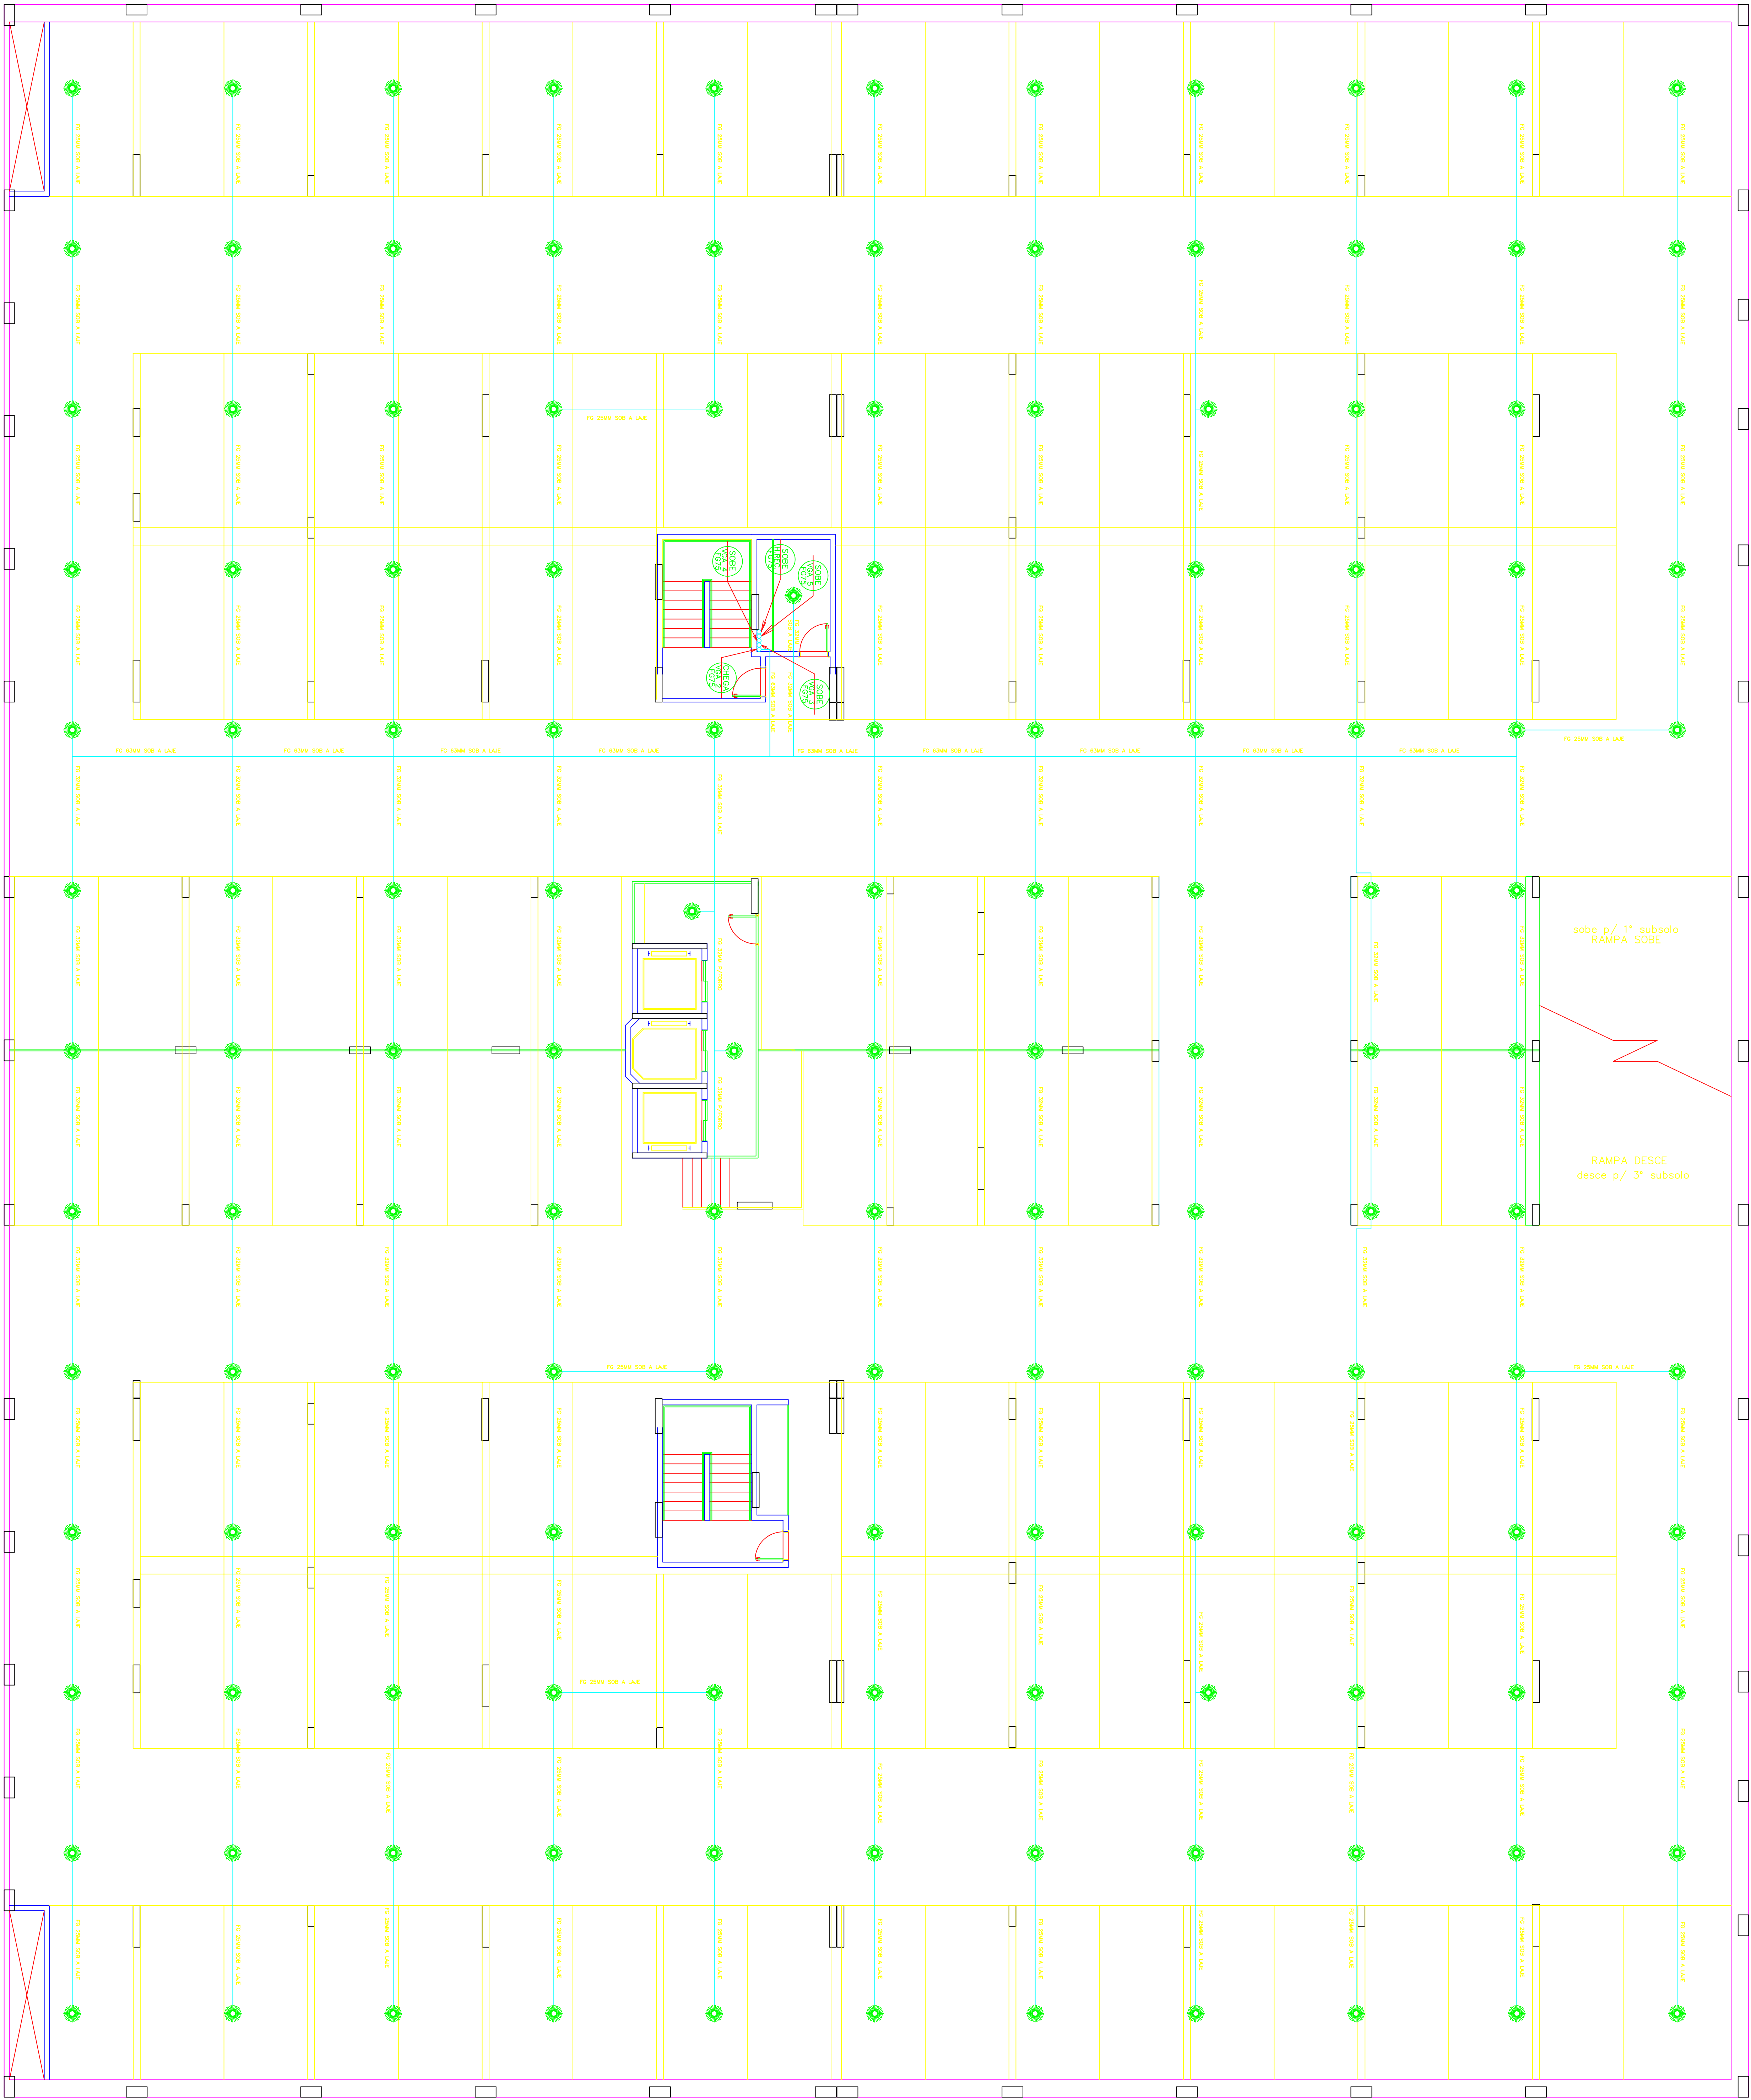

PLANTA BAIXA 2º SUBSOLO

ESCALA 1:100

SECTOR DE INDUSTRIAS GRAFICAS-DISTRITO FEDERAL				
ENDEREÇO:		SIG QUADRA 04 LOTE 25		
PROPRIETÁRIO:		BPP PARTICIPAÇÕES LTDA		
AUTOR DO PROJETO:		ANDRÉ LUIZ ALMEIDA PINTO DE OLIVEIRA	CREA: 6726-D/DF	
RESPONSÁVEL TÉCNICO:		ANDRÉ LUIZ ALMEIDA PINTO DE OLIVEIRA	CREA: 6726-D/DF	
PROPRIETÁRIO				
AUTOR DO PROJETO		CREA: 6726-D/DF		
RESPONSÁVEL TÉCNICO		CREA: 6726-D/DF		
APROVAÇÃO DO GRUPO			CREA	
ANALISTA DO PROJETO				
SISTEMA DE PROTEÇÃO CONTRA INCÊNDIO E PÂNICO				
SPRINKLER		COMÉRCIO-ESCRITÓRIOS E LOJAS		02/07
PLANTA BAIXA 2º SUBSOLO				
Desenho:	MR. X	Data:	FEVEREIRO/2005	Folha N.º: 02/07
		Escala:	Indicada	