


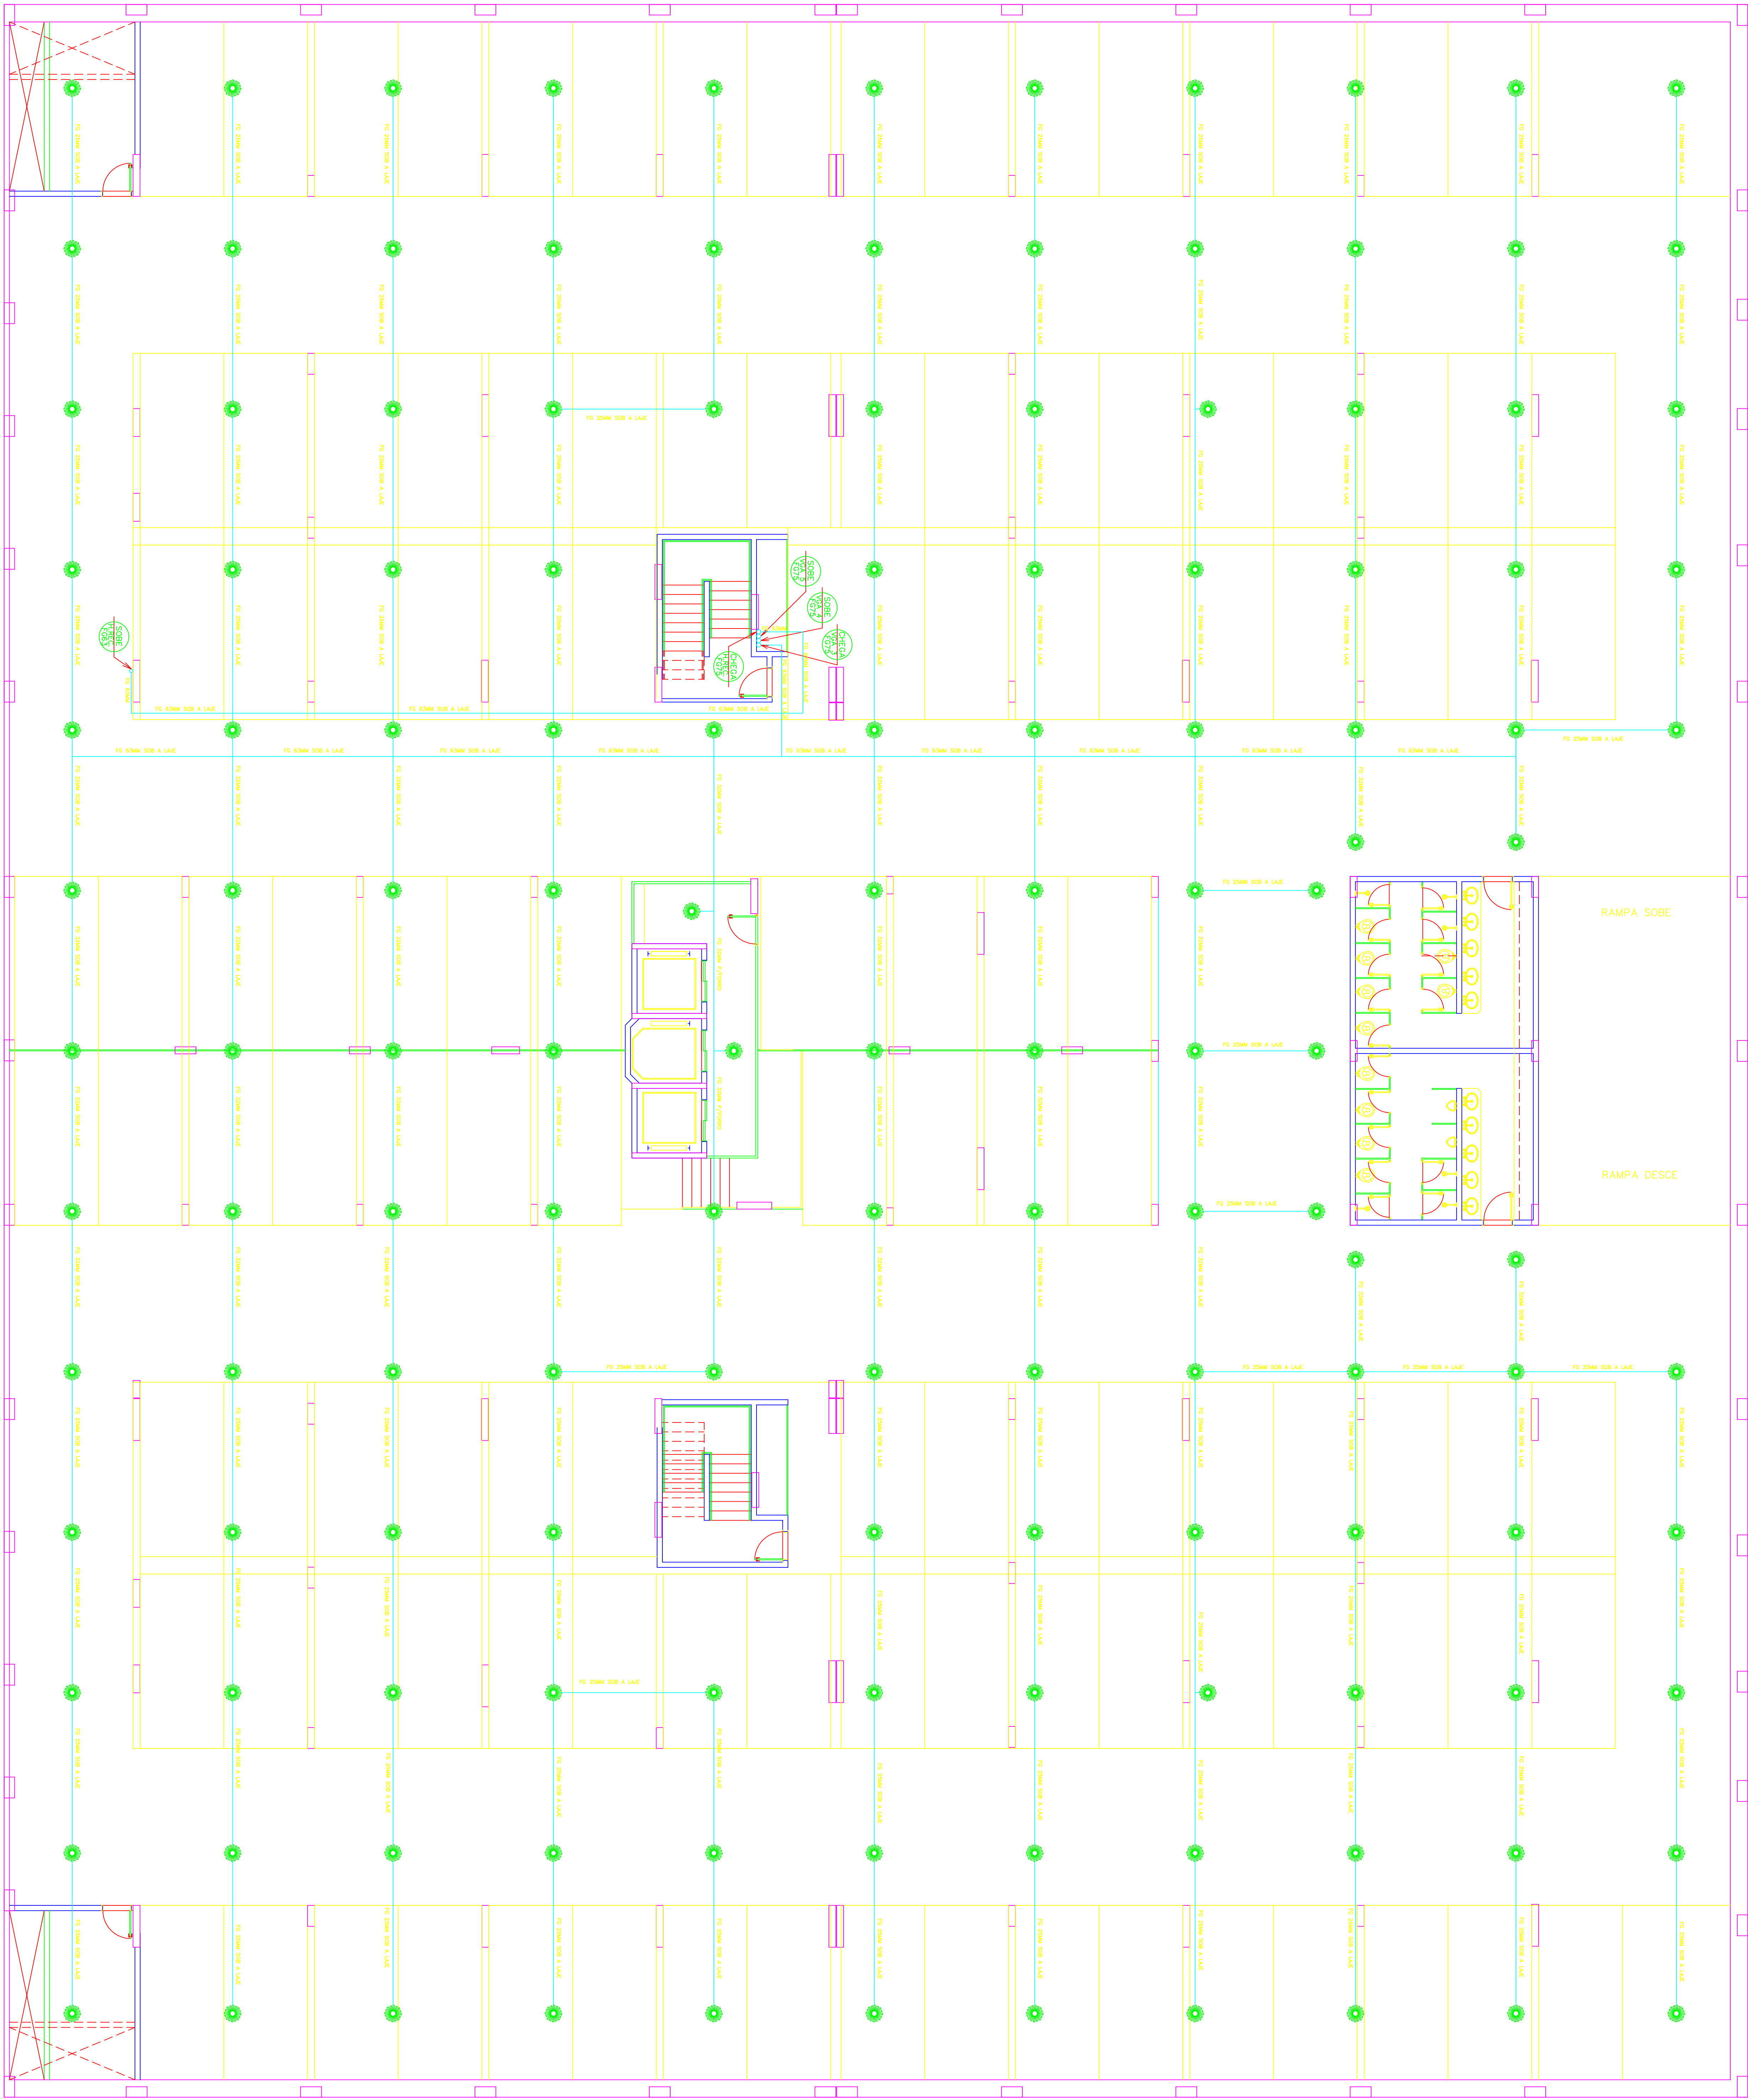

PLANTA BAIXA 1º SUBSOLO
ESCALA 1:100

SETOR DE INDUSTRIAS GRAFICAS-DISTRITO FEDERAL				
ENDEREÇO:		SIG QUADRA 04 LOTE 25		
PROPRIETARIO:		BPP PARTICIPAÇÕES LTDA		
AUTOR DO PROJETO:		ANDRÉ LUIZ ALMEIDA PINTO DE OLIVEIRA	CREA:	6726-D/DF
RESPONSÁVEL TÉCNICO:		ANDRÉ LUIZ ALMEIDA PINTO DE OLIVEIRA	CREA:	6726-D/DF
PROPRIETARIO				
AUTOR DO PROJETO		CREA: 6726-D/DF		
RESPONSÁVEL TÉCNICO		CREA: 6726-D/DF		
APROVAÇÃO DO GRUPO		CREA		
ANALISTA DO PROJETO				
SISTEMA DE PROTEÇÃO CONTRA INCENDIO E PÂNICO				
USO:		COMÉRCIO-ESCRITÓRIOS E LOJAS		
PLANTA		BAIXA 1º SUBSOLO		
Data:		Fevereiro/2005		
Escala:		Indicada		
Valor:		R\$ 03/07		
Desenhista:		MR. X		