



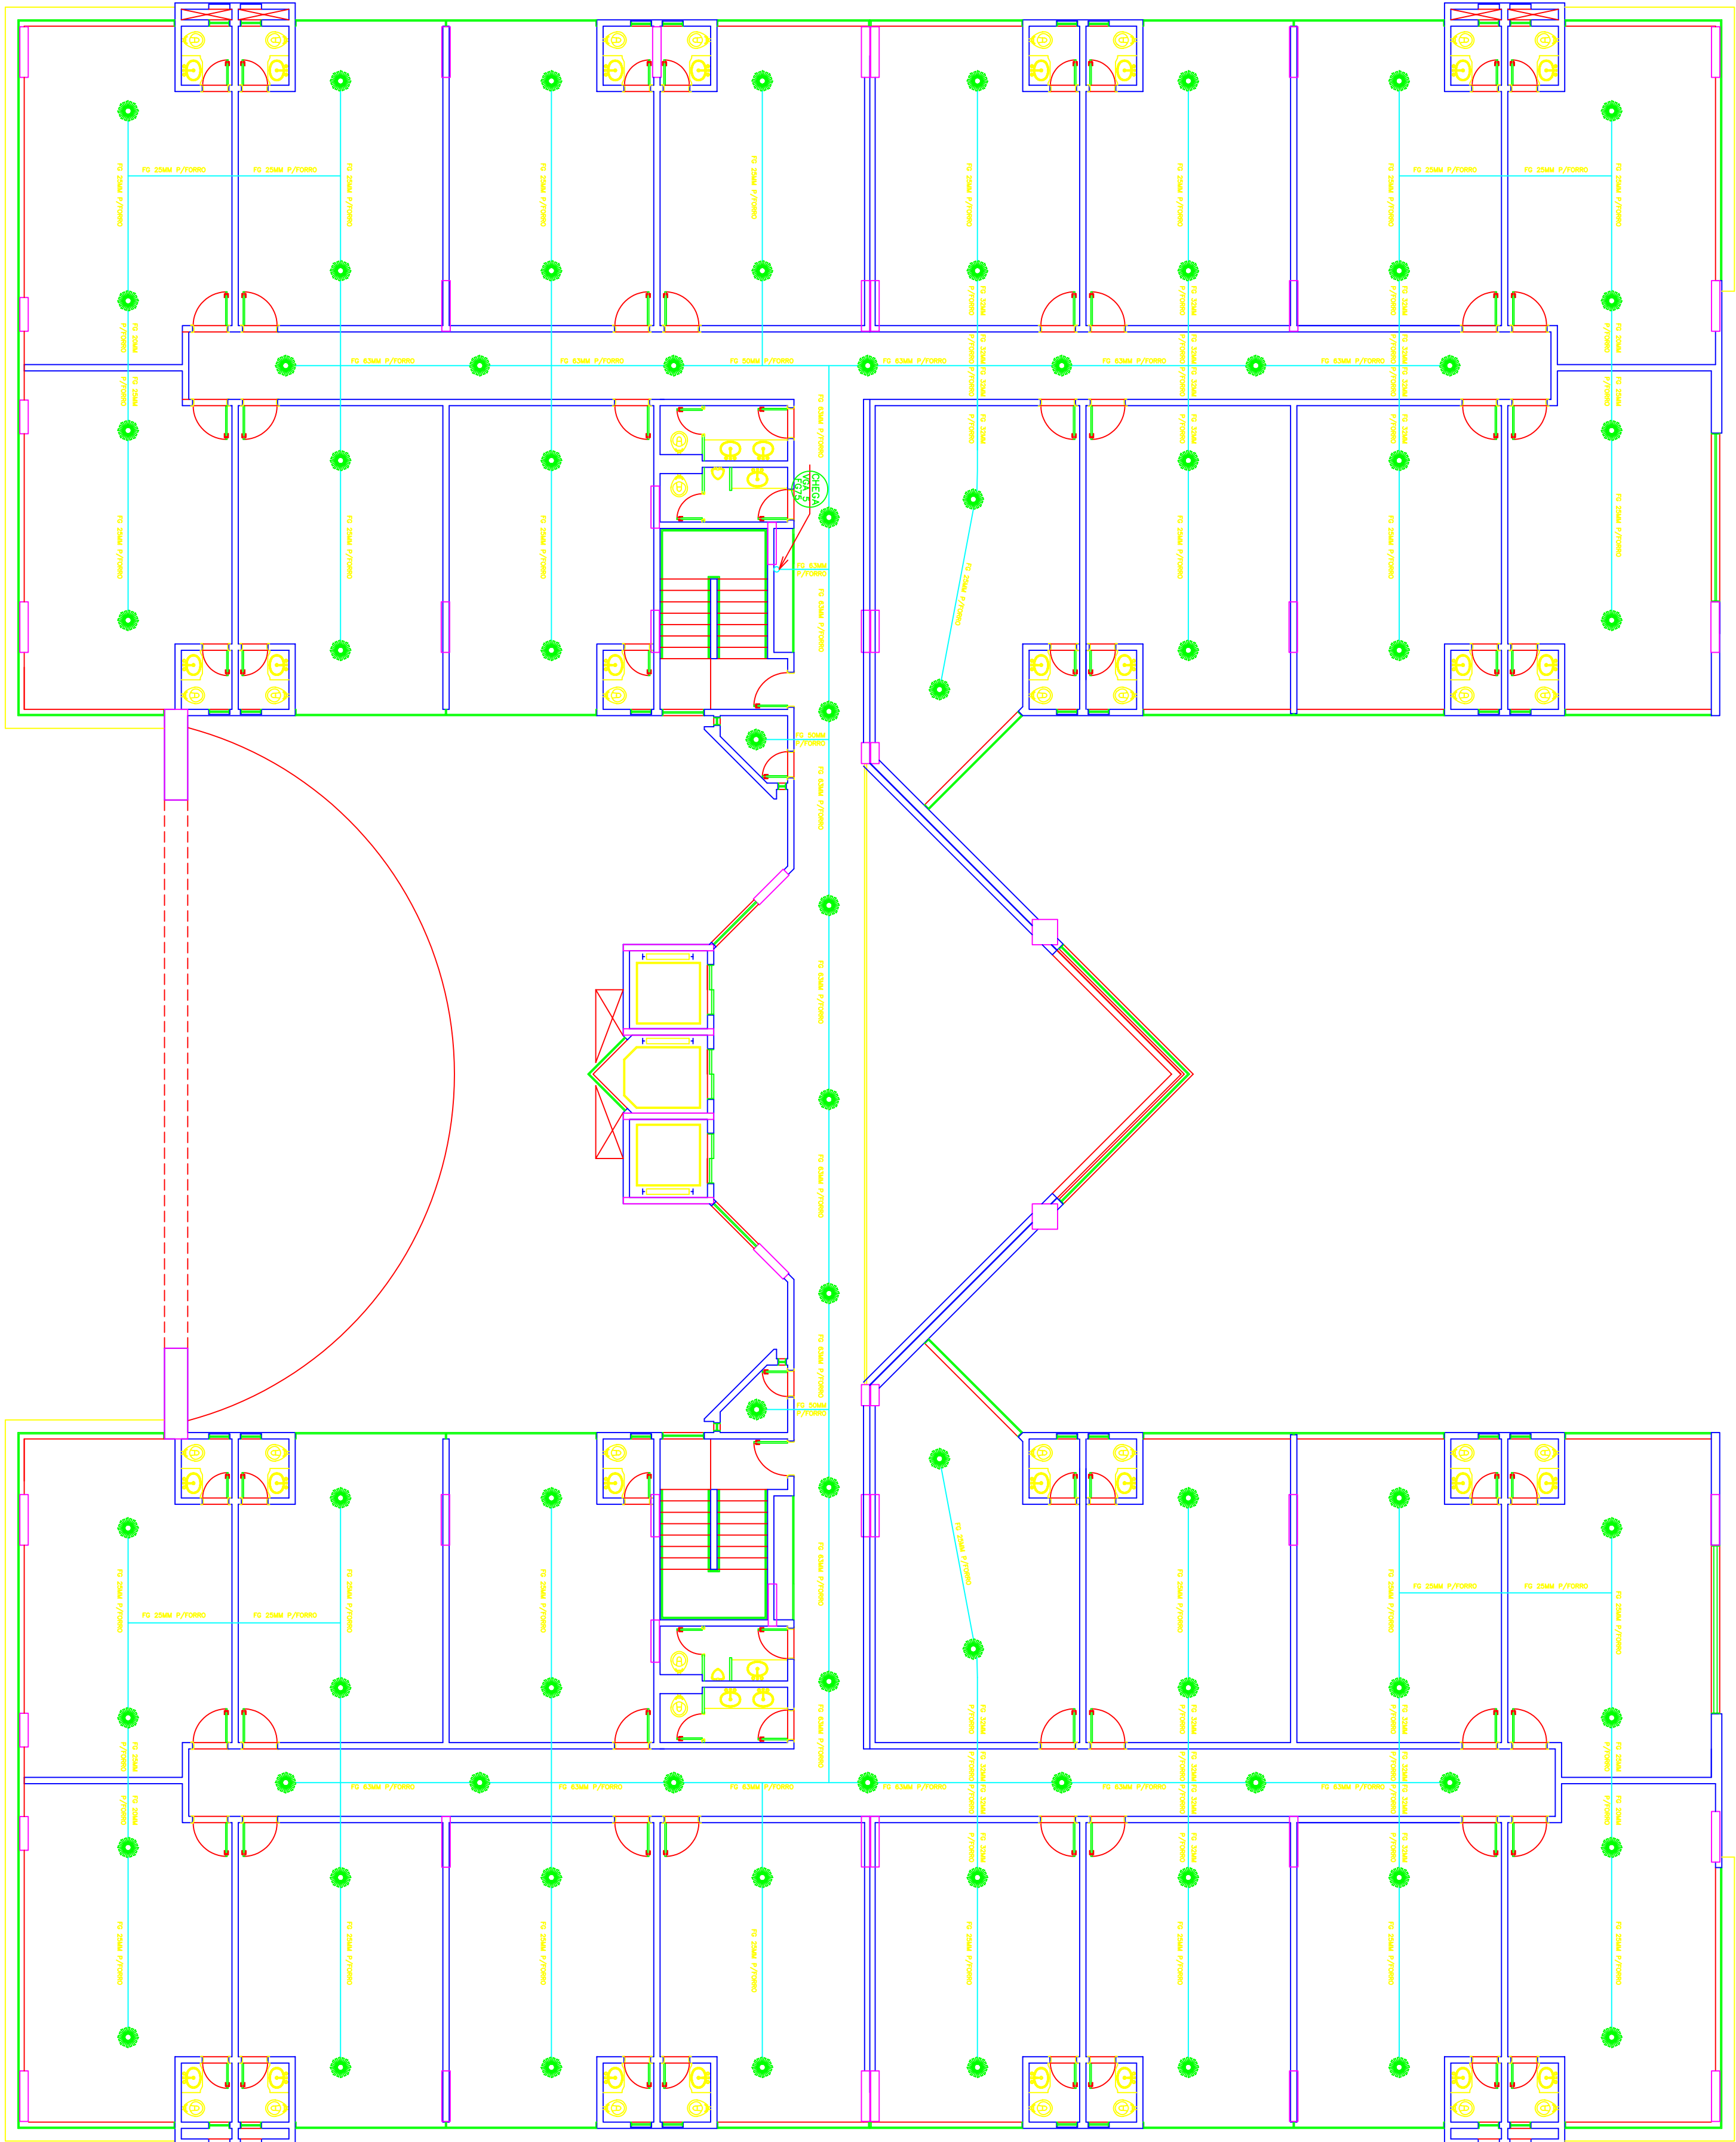

PLANTA BAIXA DO 3º PAVIMENTO

ESCALA 1:100

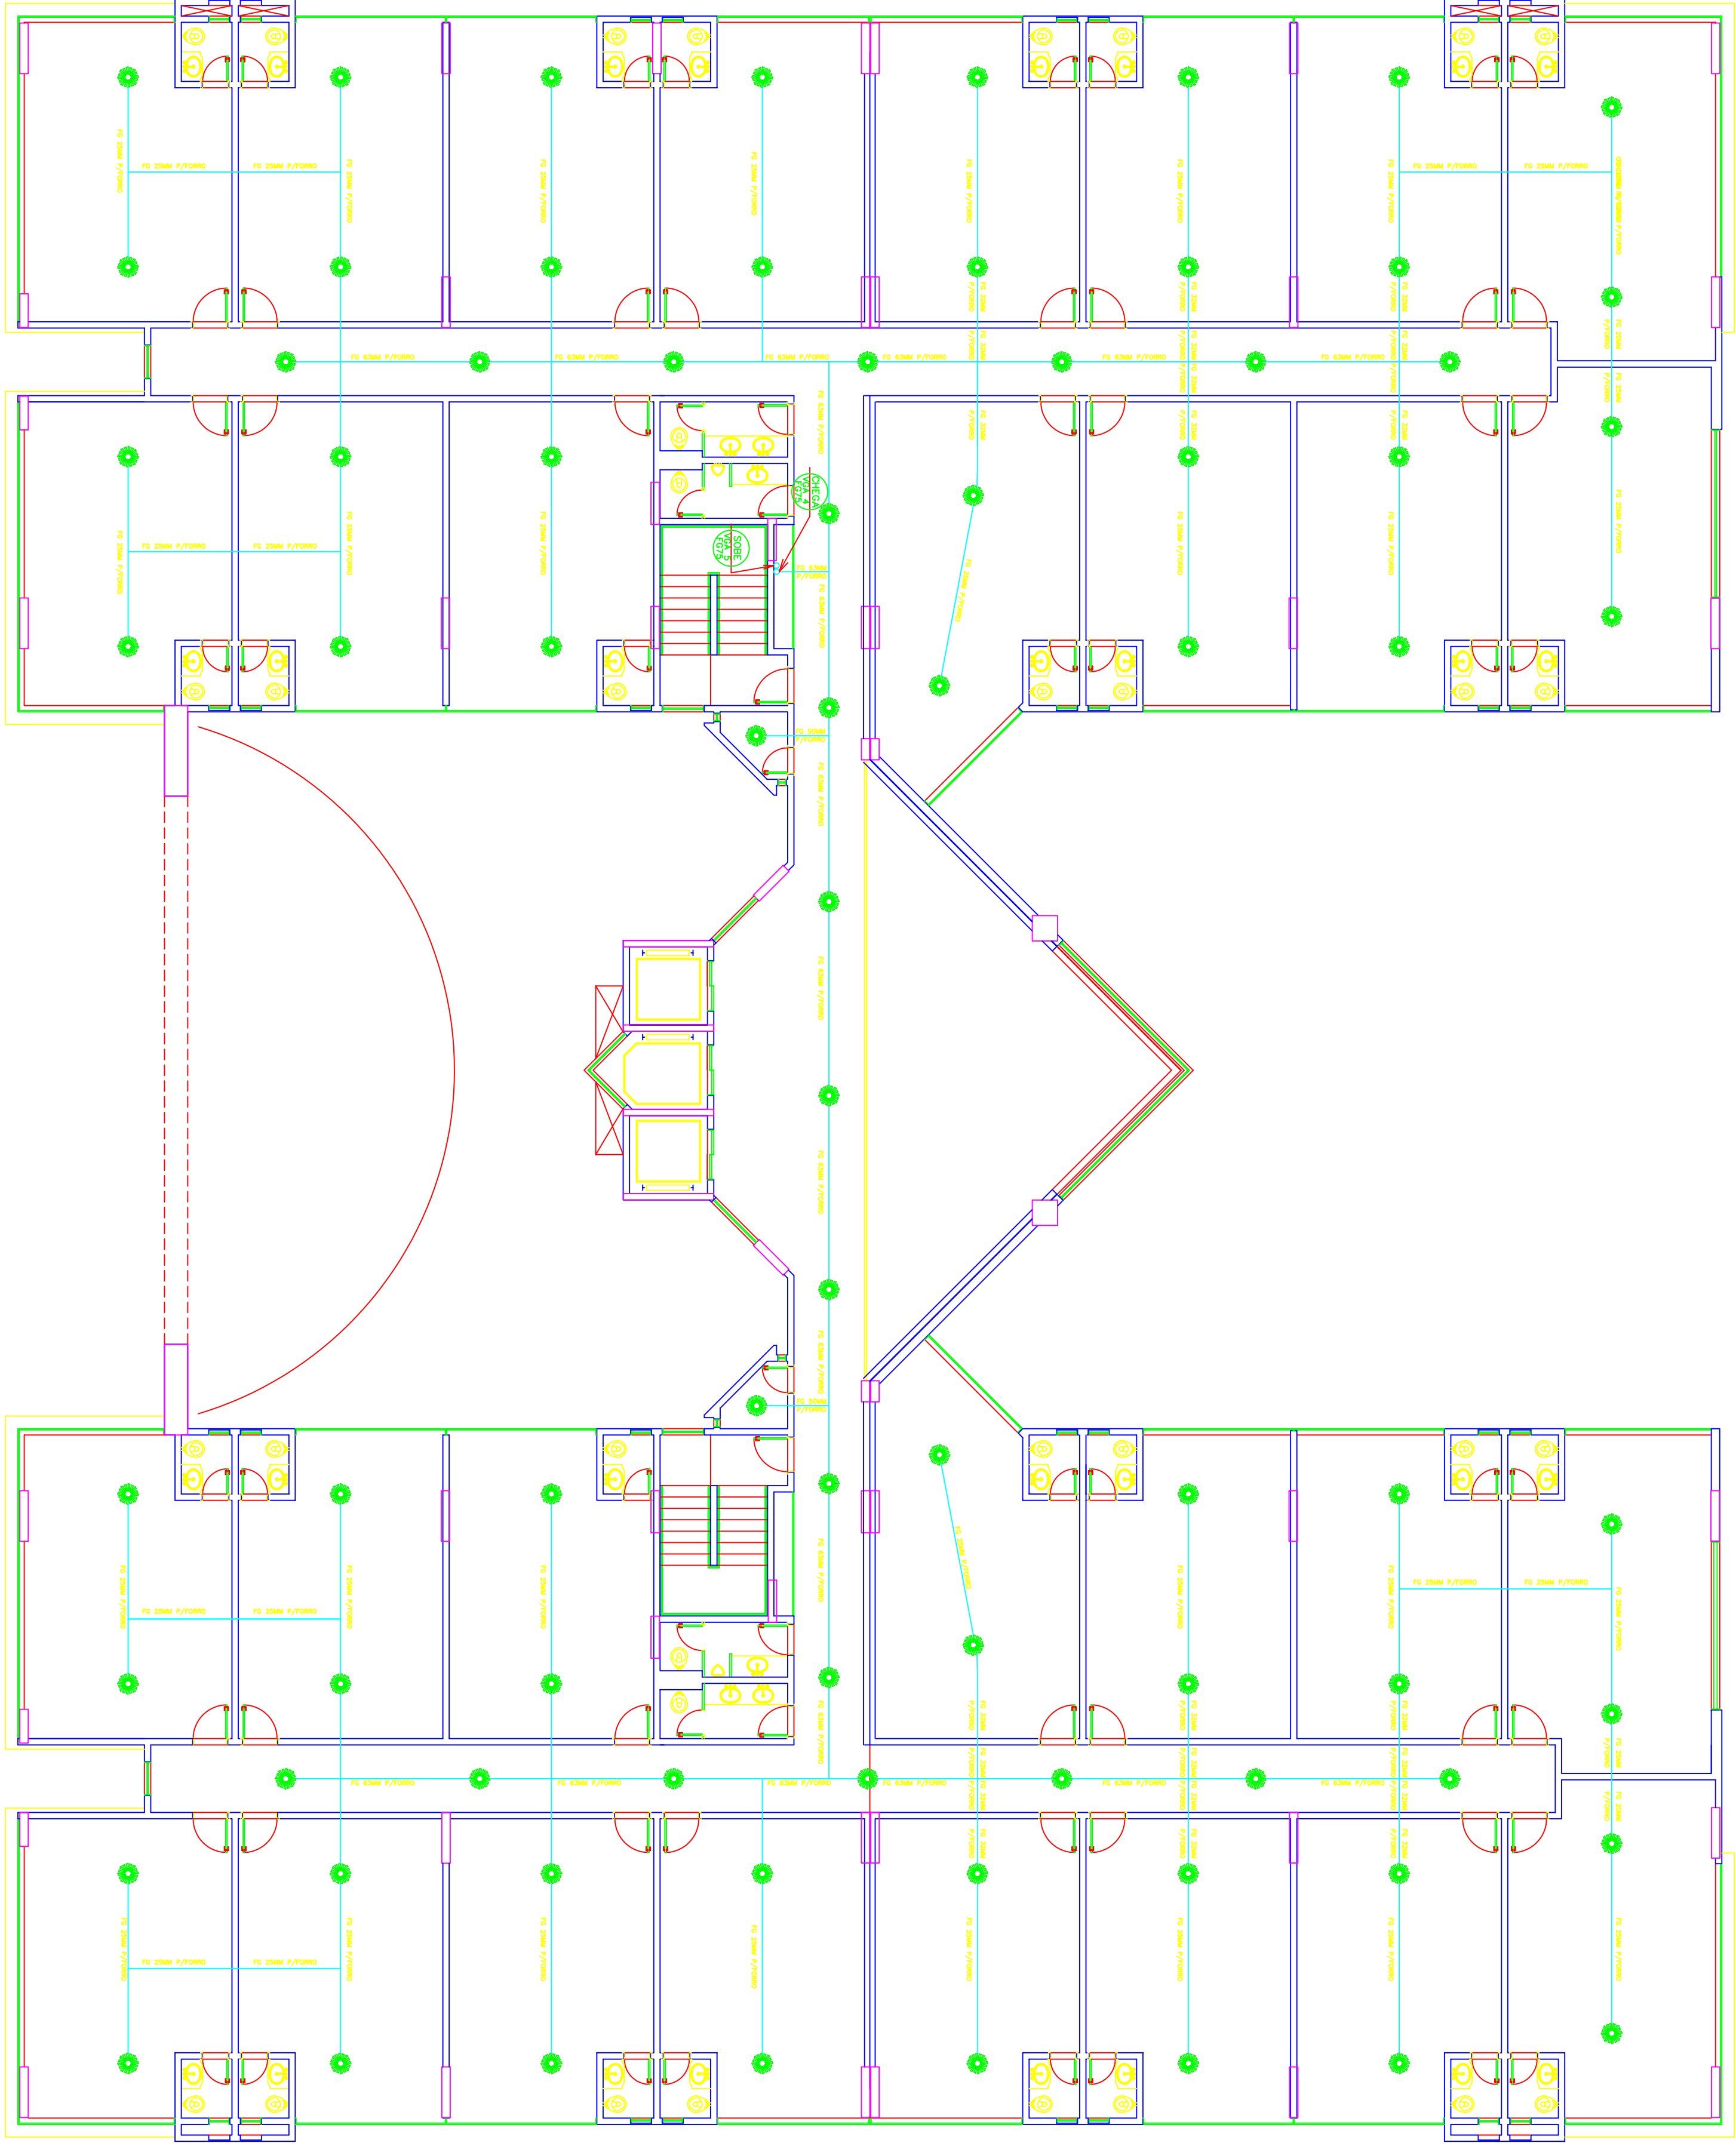

PLANTA BAIXA DO 2º PAVIMENTO

ESCALA 1:100

SECTOR DE INDUSTRIAS GRAFICAS-DISTRITO FEDERAL			
ENDEREÇO: SIO QUADRA 04 LOTE 25			
PROPRIETÁRIO: BRP PARTICIPAÇÕES LTDA			
AUTOR DO PROJETO: ANDRÉ LUIZ ALMEIDA PINHO DE OLIVEIRA			
RESPONSÁVEL TÉCNICO: ANDRÉ LUIZ ALMEIDA PINHO DE OLIVEIRA			
PROPRIETÁRIO		CREA: 0728-0/DF	
AUTOR DO PROJETO		CREA: 0728-0/DF	
RESPONSÁVEL TÉCNICO		CREA: 0728-0/DF	
APROVAÇÃO DO CLIENTE		CREA	
ANÁLISE DO PROJETO		CREA	
SISTEMA DE PROTEÇÃO CONTRA INCÊNDIO E PÂNICO		TODAS AS	
SPRINKLER		05/07	
COLOQUEIRO-ESCRITÓRIOS E LOJAS			
PLANTAS BAIXAS 2º E 3º PAVIMENTOS			
Desenho: MR. X	Título: PROTEÇÃO CONTRA INCÊNDIO	Autores: INCD-0001	Projeto: 05/07